


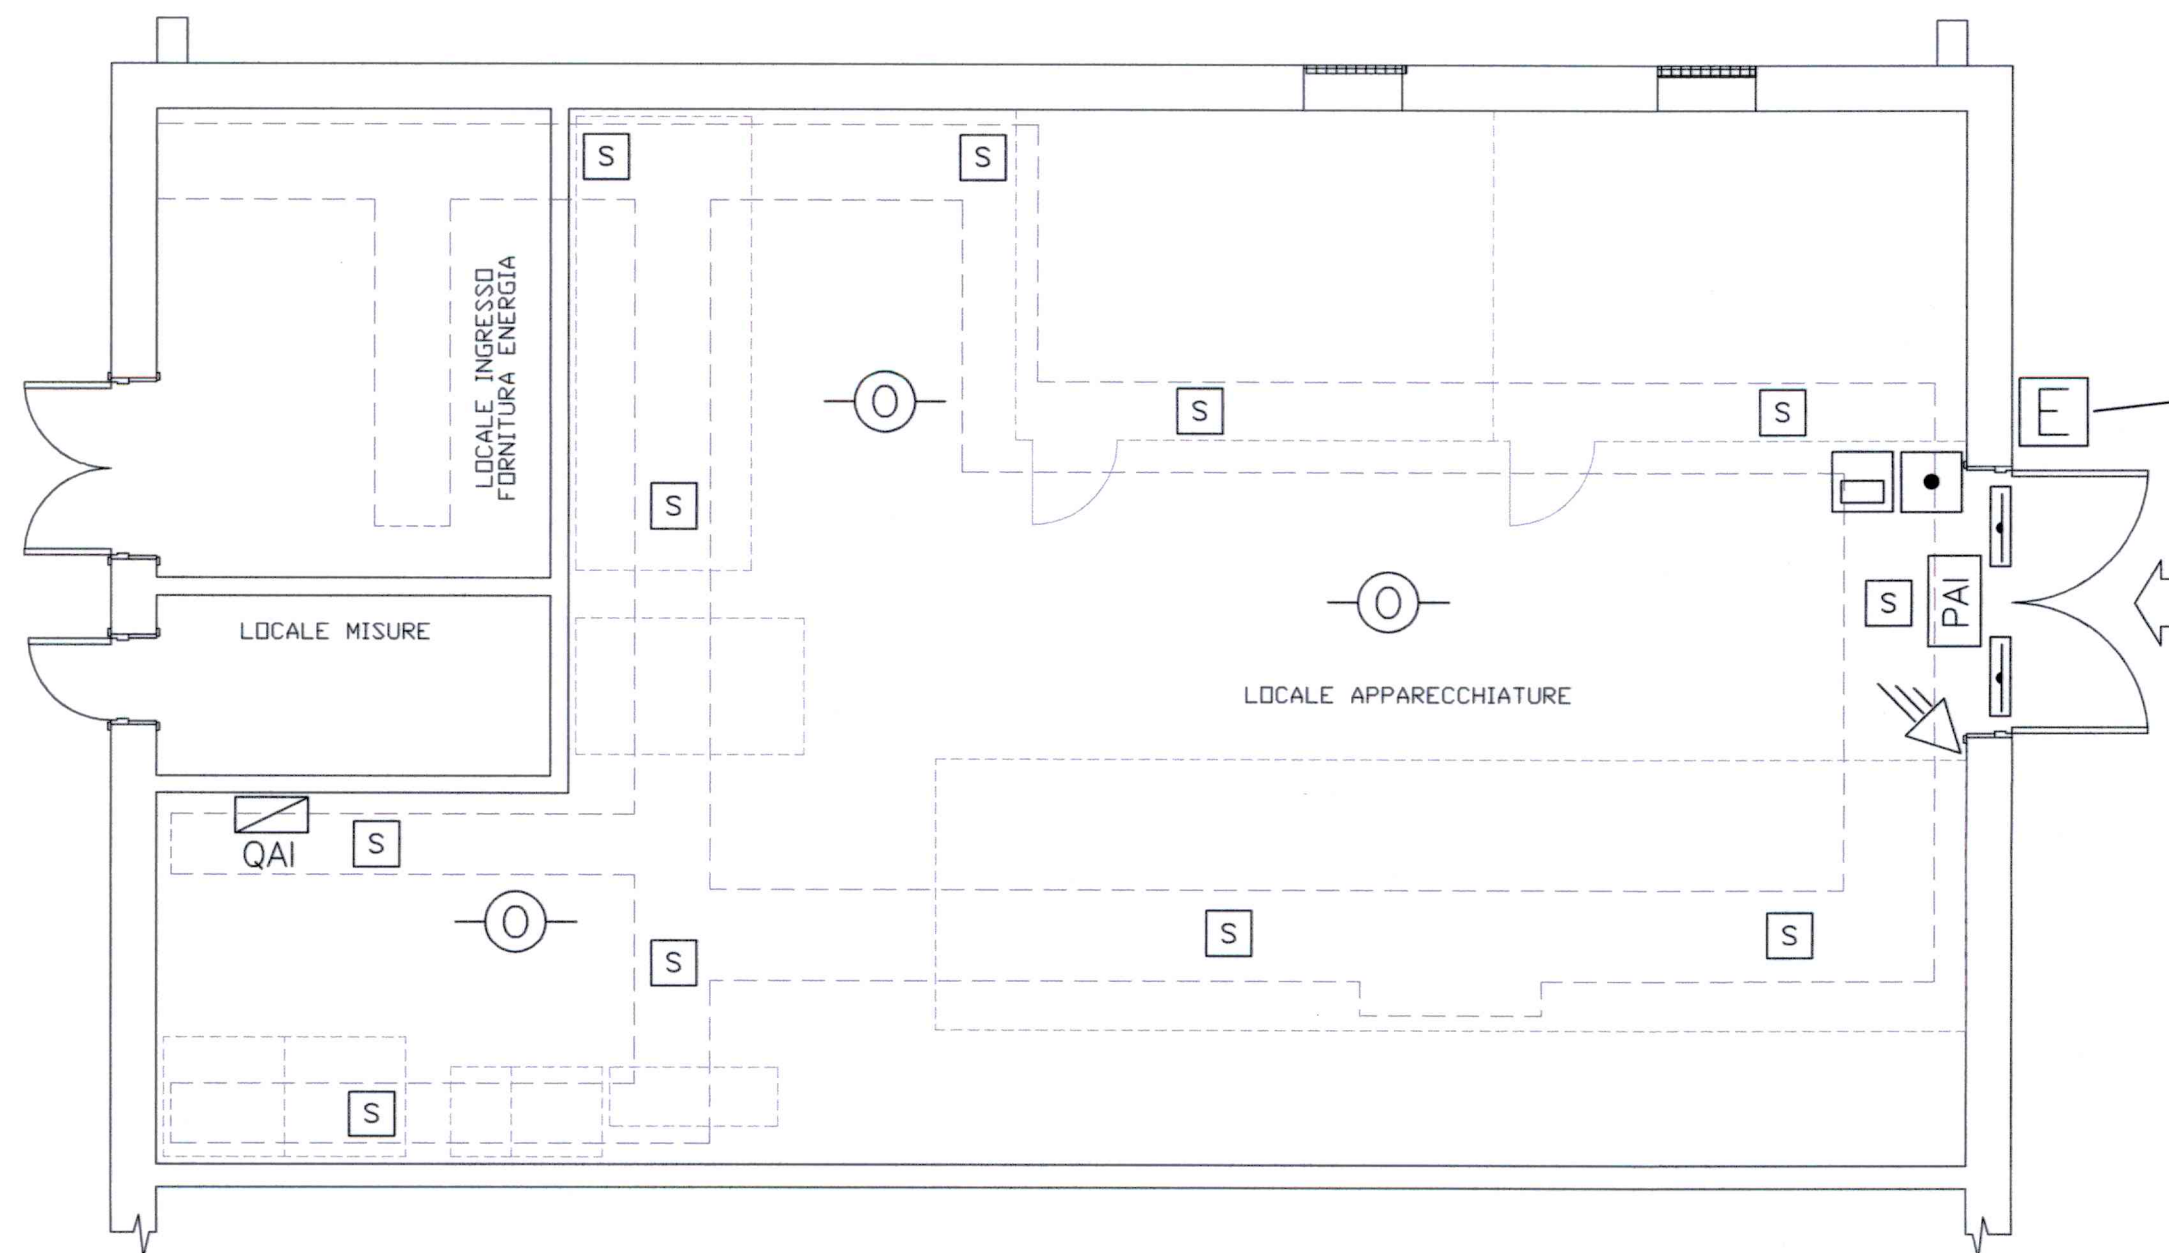

PIANTA FUORI TERRA




ESTINTORE CO2, 5kg, CLASSE FUOCO 113BC, UTILIZZABILE SU PARTI ELETTRICHE IN TENSIONE, OMOLOGATO DM 07/01/05 E CONFORME DIRETTIVA CE 97/23/ "PED", IN CUSTODIA DI PROTEZIONE PER ESTERNI.

COMUNE DI VERONA
AZIENDA MOBILITA' TRASPORTI S.P.A.

SISTEMA DI TRASPORTO PUBBLICO DI TIPO FILOVIARIO

GARA D'APPALTO PER LA PROGETTAZIONE ESECUTIVA,
L'ESECUZIONE DEI LAVORI E LA FORNITURA DEI VEICOLI

OFFERTA TECNICA
B2 - PROGETTO DEFINITIVO

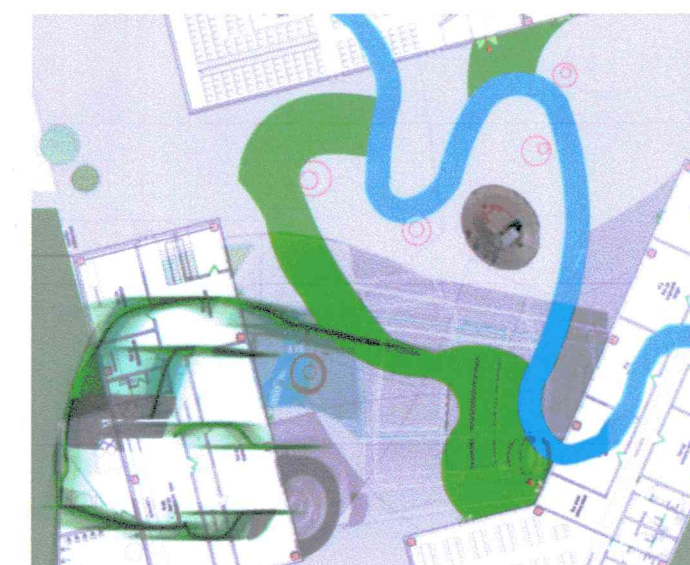

PROGETTO:

SOTTOSTAZIONI
SOTTOSTAZIONI FUORI TERRA
PLANIMETRIE E PARTICOLARI D'INSTALLAZIONE
IMPIANTO RILEVAZIONE INCENDIO, ANTINTRUSIONE

CONCORRENTE
ATI:

SOVECO
COSTRUZIONI SPA

CONSORZIO COOPERATIVE COSTRUZIONI
CCC
Società cooperativa
(MANDATARIA/CAPISGRUPPO)
ALPIQ
Alpiq InTec Verona S.p.A.

MAZZI
Impresa Generale Costruzioni
S.p.A.

APTS
Advanced Public
Transport Systems bv
(88)

ALPIQ
Alpiq InTec Verona S.p.A.

Balfour Beatty
Rail

SCALA 1:50
RIF. N° PDE0301P03A.dwg
ALLEGATO N° PD E0301 P03A

PROGETTAZIONE
COSTITUENDO R.T.P.:

TECNIPAL
(MANDATARIA/CAPISGRUPPO)
DIRETTORE TECNICO
Dott. Ing. Massimo Raccosta

GIRPA
DIRETTORE TECNICO
Dott. Arch. Valentina Butterini


REV.	DATA	DESCRIZIONE	ELABORAZIONE	REDATTO	VISTO	APPROVATO
A	Dic. 2010	Emissione	Technical	Fallessa	Tittarelli	Renzo

Il presente documento non potrà essere copiato, riprodotto o altrimenti pubblicato, in tutto o in parte, senza il consenso scritto. Ogni utilizzo non autorizzato sarà perseguito a norma di legge.
This document may not be copied, reproduced or published, either in part or entirely, without the written permission. Unauthorized use will be prosecuted by law.

LEGENDA


	RIVELATORE A DOPPIA TECNOLOGIA OTTICO DI FUMO E TERMOVELOCIMETRICO
	PULSANTE MANUALE DI ALLARME INCENDIO
	PANNELLO OTTICO ACUSTICO DI ALLARME INCENDIO CON SIRENA DI RINFORZO
	SONDA RILEVAMENTO PRESENZA ACQUA NEI CUNICOLI CAVI
	TASTIERA INSERIMENTO/DISINSERIMENTO ALLARME INTRUSIONE
	QUADRO CENTRALI ANTINCENDIO E ANTINTRUSIONE
	CONTATTO MAGNETICO ALLARME APERTURA PORTA
	RIVELATORE ANTINTRUSIONE A DOPPIA TECNOLOGIA IR + MICROONDE
	ESTINTORE CO2 IN CUSTODIA DA ESTERNO

TIPICO INSTALLAZIONE A PARETE DI
PULSANTE MANUALE
PER ALLARME INCENDIO

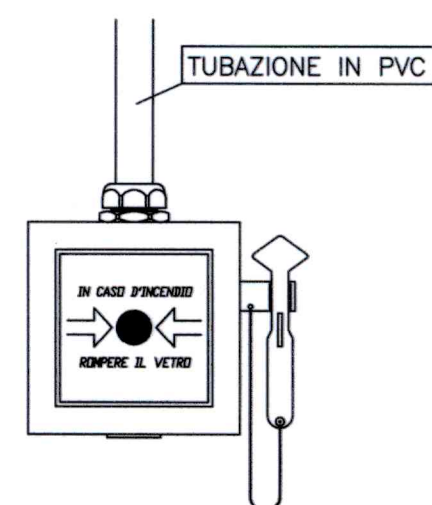


PULSANTE MANUALE ALLARME INCENDIO
DI TIPO ANALOGICO INDIRIZZABILE IN
CUSTODIA IN MATERIALE PLASTICO CON
VETRO A ROMPERE

TIPICO INSTALLAZIONE A SOFFITTO DI RIVELATORE
ANALOGICO DI FUMO

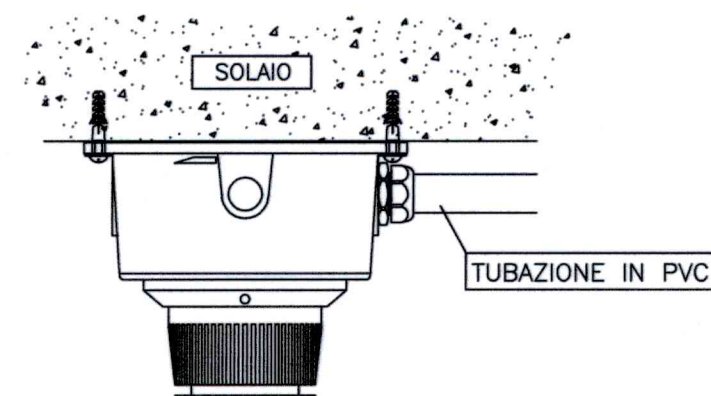

RIVELATORE A DOPPIA TECNOLOGIA OTTICO DI
FUMO E TERMOVELOCIMETRICO
DI TIPO ANALOGICO INDIRIZZABILE

ALLARME
INCENDIO

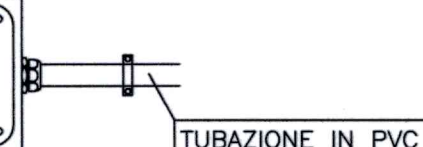

TIPICO INSTALLAZIONE A PARETE DI PANNELLO
OTTICO/ACUSTICO PER ALLARME INCENDIO