



ACCORDO DI PROGRAMMA IN VARIANTE
AL PIANO DEGLI INTERVENTI
ART. 109 - COMPARTO VIA DELLA CHIMICA

Il progettista



Data: 13/06/2022 P.G.: 212339

TAV. 06
Schema reti tecnologiche
Sezione tipo



Scala: 1:500 - 1:100 - 1:20

Febbraio 2023


LEGENDA

- Rete acque meteoriche - Caditoia di Progetto
- Rete acque meteoriche - Pozzo perdente di Progetto
- Rete acque meteoriche - Tubature di Progetto
- I.P. esistente
- I.P. di Progetto
- E.E. B.T. esistente
- Allacciamento E.E. B.T. di Progetto
- GAS M.P. esistente
- GAS A.P. esistente
- Allacciamento GAS M.P. di Progetto
- Acquedotto esistente
- Allacciamento Acquedotto di Progetto
- Allacciamento Antincendio di Progetto
- Fognatura acque nere esistente
- Allacciamento fognatura acque nere di Progetto
- Telecomunicazioni esistente
- Allacciamento Telecomunicazioni di Progetto

PLANIMETRIA DI PROGETTO - Sc. 1:500

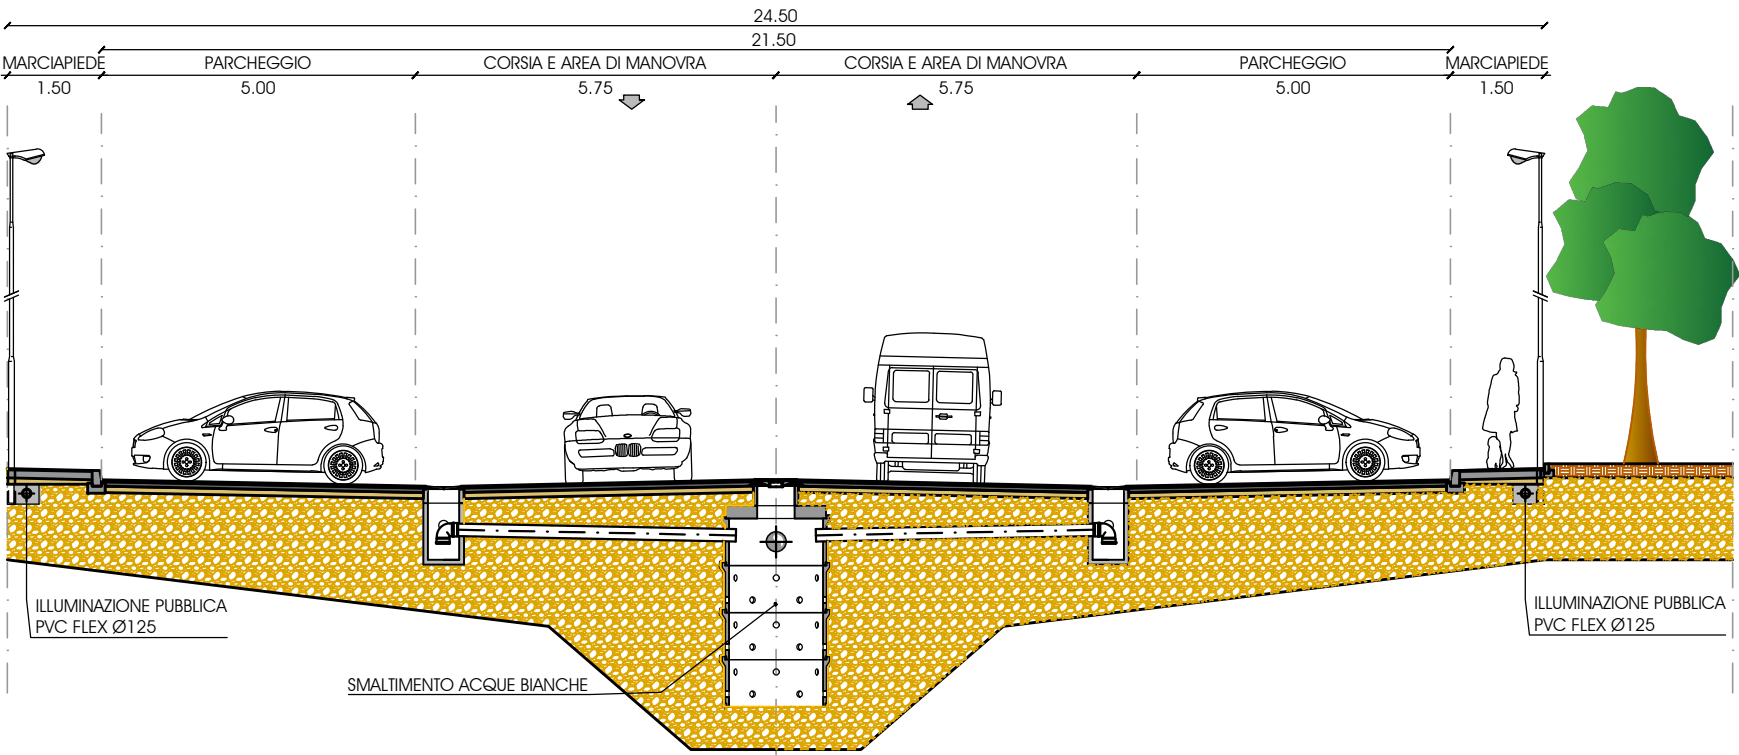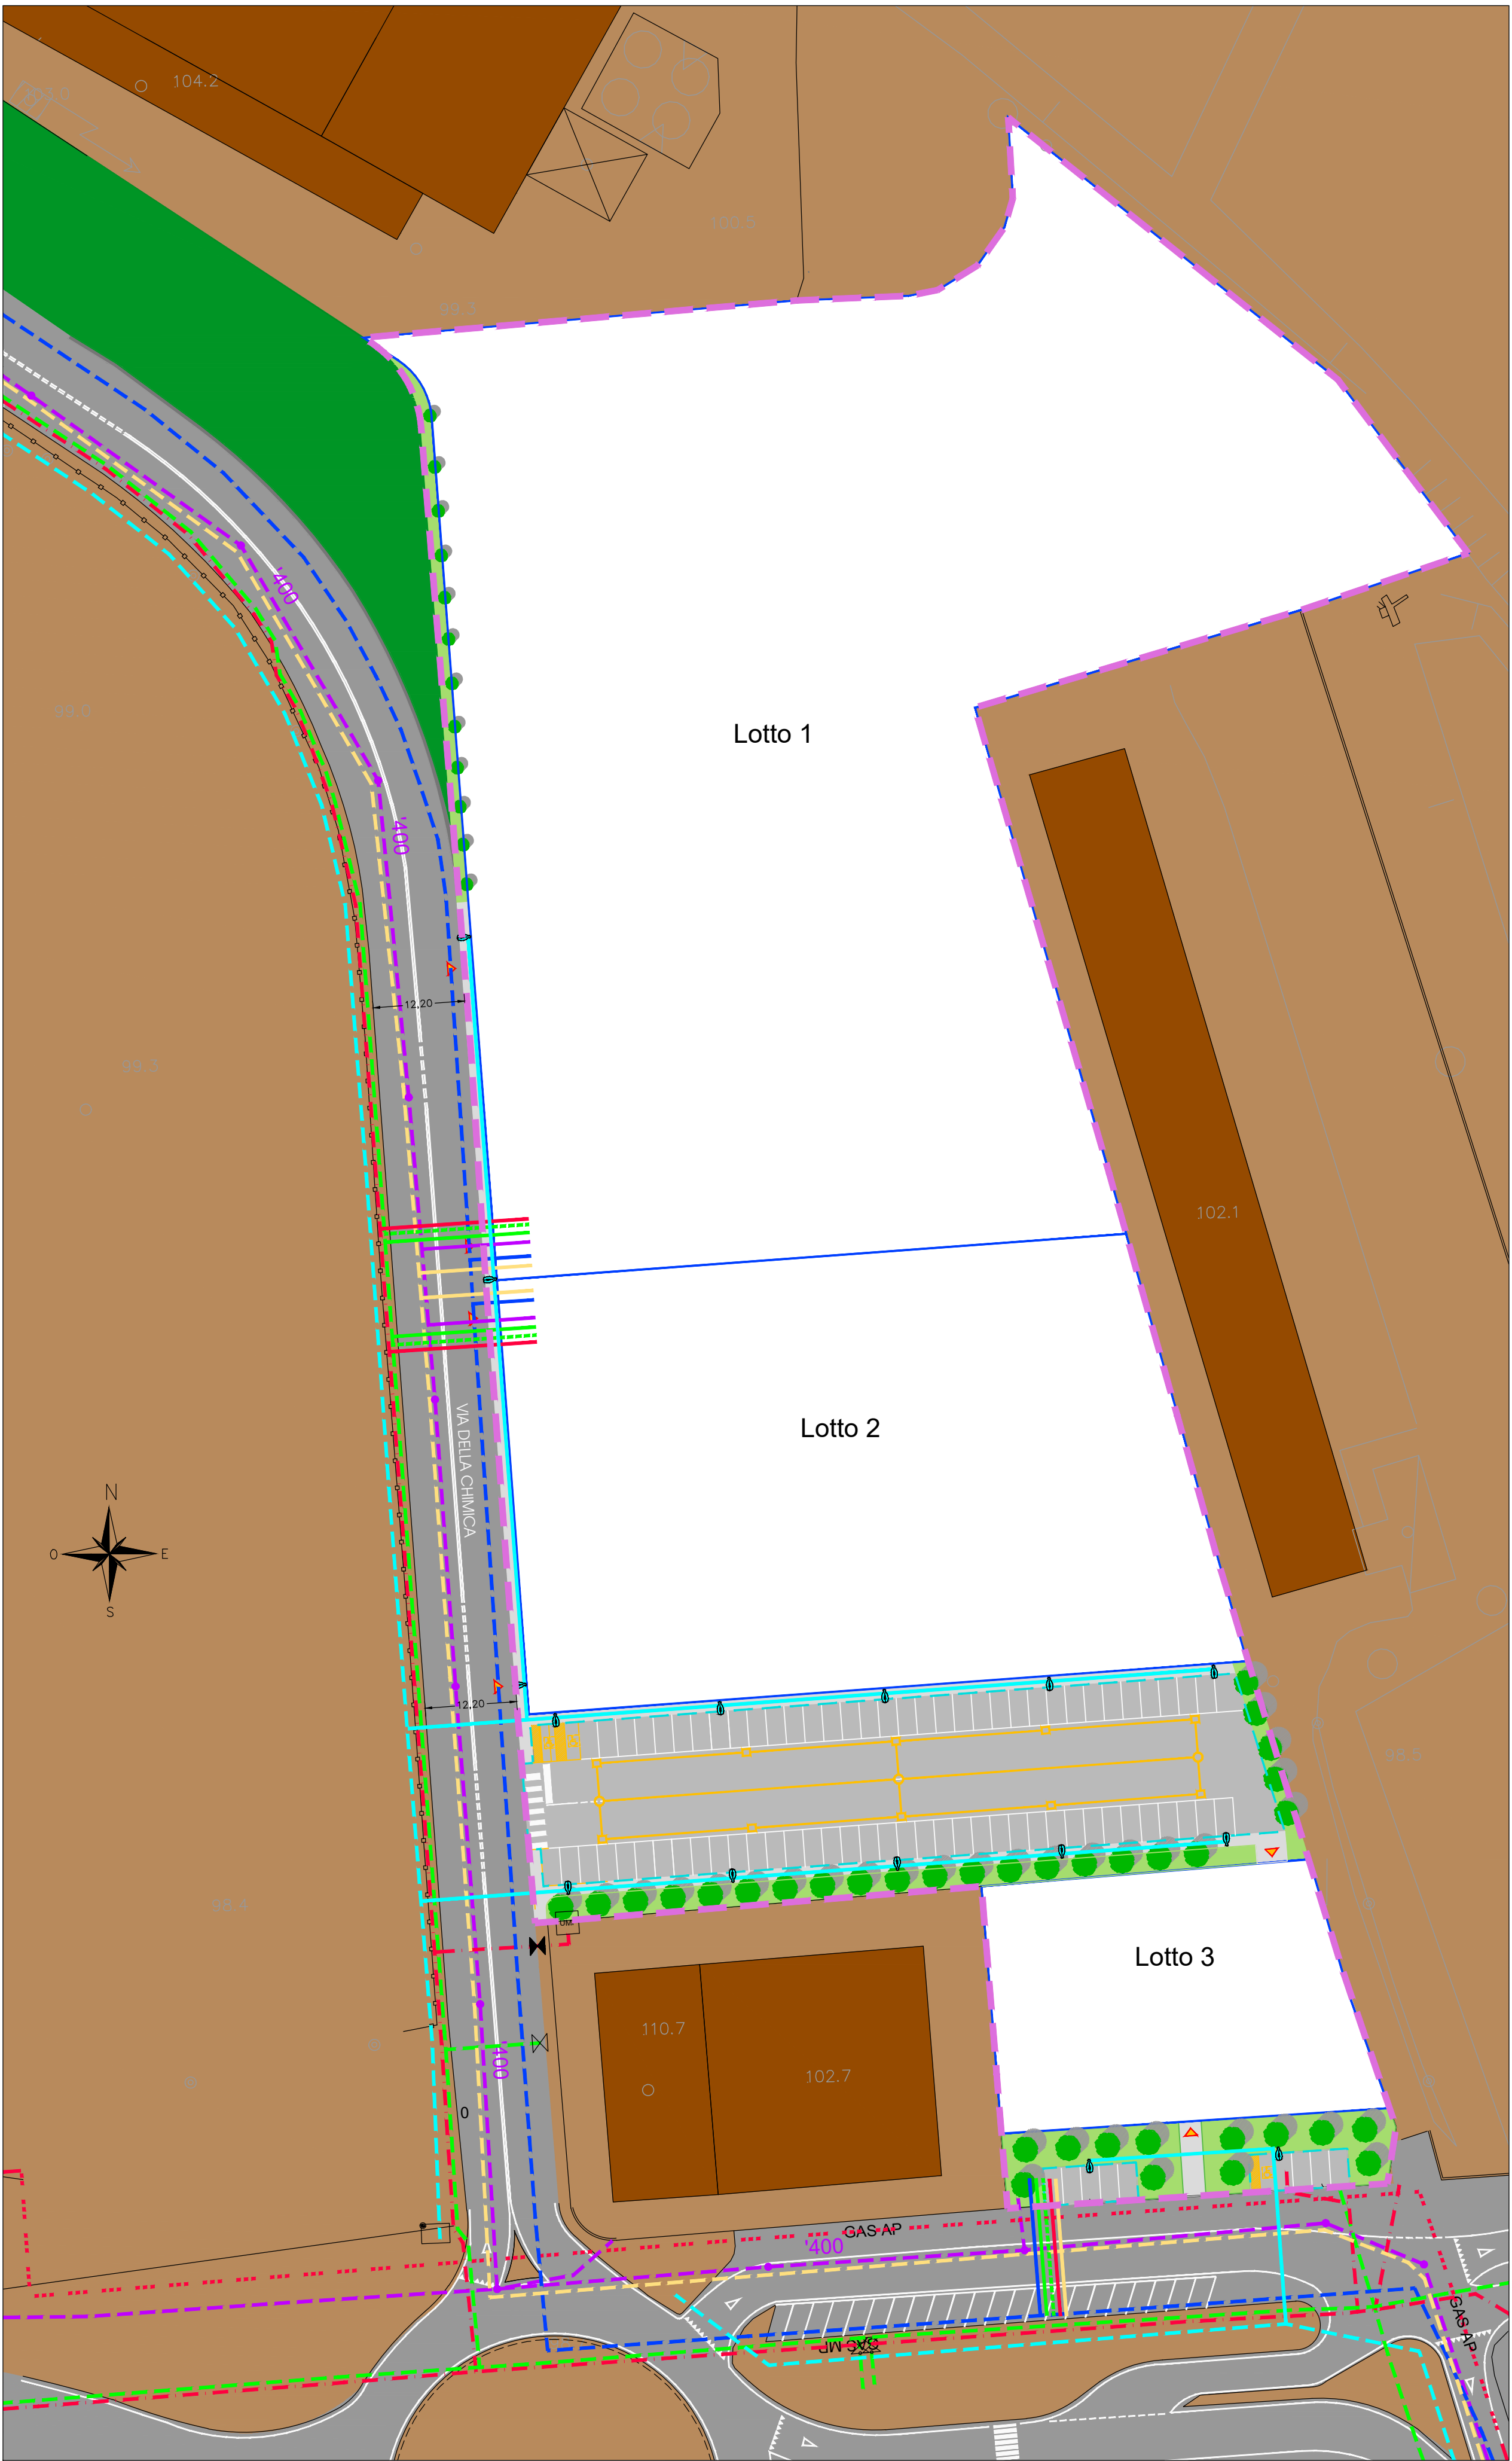

Sezione tipo parcheggio - sc. 1:100

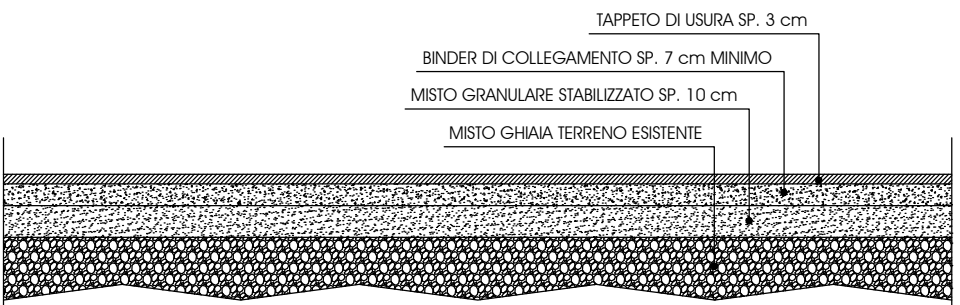

Particolare pavimentazione - sc. 1:20