

STATO DI PROGETTO

Linea di illuminazione aree esterne FORTE

Alimentazione derivata dall'impianto elettrico del FORTE
GESTITO DA PRIVATO

Linea di illuminazione aree esterne FORTE

LEGENDA SIMBOLI	
Simbolo	Descrizione
	Linea illuminazione pubblica - ESISTENTE - PERTINENZA AGSM
	Linea elettrica composta da n.1 tubazione diametro 125mm interrato come da particolare installativo. Linea dorsale linea 1-2 (1-18) e (1-19) (1-18) 0,6/1kV Cco=3,41,0,3 Linea dorsale linea 3-2 (1-18) e (1-19) (1-18) 0,6/1kV Cco=3,41,0,3
	Linea illuminazione pubblica - PROGETTO - a servizio delle aree interne alla lottizzazione composta da n.2 tubazione ø 125mm interrato come da particolare installativo
	Linea illuminazione pubblica - PROGETTO - a servizio delle aree interne alla lottizzazione Forte austroungarico composta da n.1 tubazione ø 63mm interrato
	Pozzetti di derivazione per impianto di illuminazione pubblica - PROGETTO -
	Armatura a LED tipo ECO RAYS TP 0F2H1 STU-S 4.5-1M Altezza di installazione 4m
	Apparecchi illuminazione ornamentale conforme LRV 17/19 tipo Disano 1892 LED 53W. Installazione su basamento il cls fuori terra di dimensioni 20x20x20cm.
	Plinto per sostegno palo LxLxH=1,00x1,00x1,00 m e palo di sostegno
	Quadro elettrico per alimentazione linee di illuminazione installata all'interno di armadio stradale a servizio delle aree adiacenti al Forte austroungarico Q2

Note: La proprietà, l'allacciamento e la gestione degli impianti sarà a cura della Proprietà Privata.



Intervento

PIANO URBANISTICO ATTUATIVO DI INIZIATIVA PRIVATA - AMBITO ATO 4 - REPERTORIO 2B B1 AREA EX FORTE TOMBA VIA GOLINO

RESTAURO CONSERVATIVO E RECUPERO FUNZIONALE DEL FORTE STADION (TOMBA) VIA GOLINO - VERONA

D39D20001160007

Comune di Verona

commitente

SUPERMERCATI tosano

proprietà

consulenti

progettisti e dir. lavori

37138 verona - via dell'Industria, 116
tel. 045 8222266 - fax 045 8222223
E-mail: info@zestorproject.it

37135 verona - via dell'Industria, 116
tel. 045 8222266 - fax 045 8222223
e-mail: info@zestorproject.it

arch. Paolo Danti

37135 verona - via dell'Industria, 116
tel. 045 8222266 - fax 045 8222223
e-mail: info@zestorproject.it

ing. Luigi Tommasi

elaborato

classifica

scala

ultima revisione

data

PLANIMETRIA DELLE INFRASTRUTTURE DI RETI DI PROGETTO ILLUMINAZIONE PUBBLICA

.....

.....

.....

03/2022

esecutore

formato

elab. n.


elab. n.

A1

00


D.2.1

Aut. di proprietà, diffusione e riproduzione riservata in conformità alle leggi vigenti

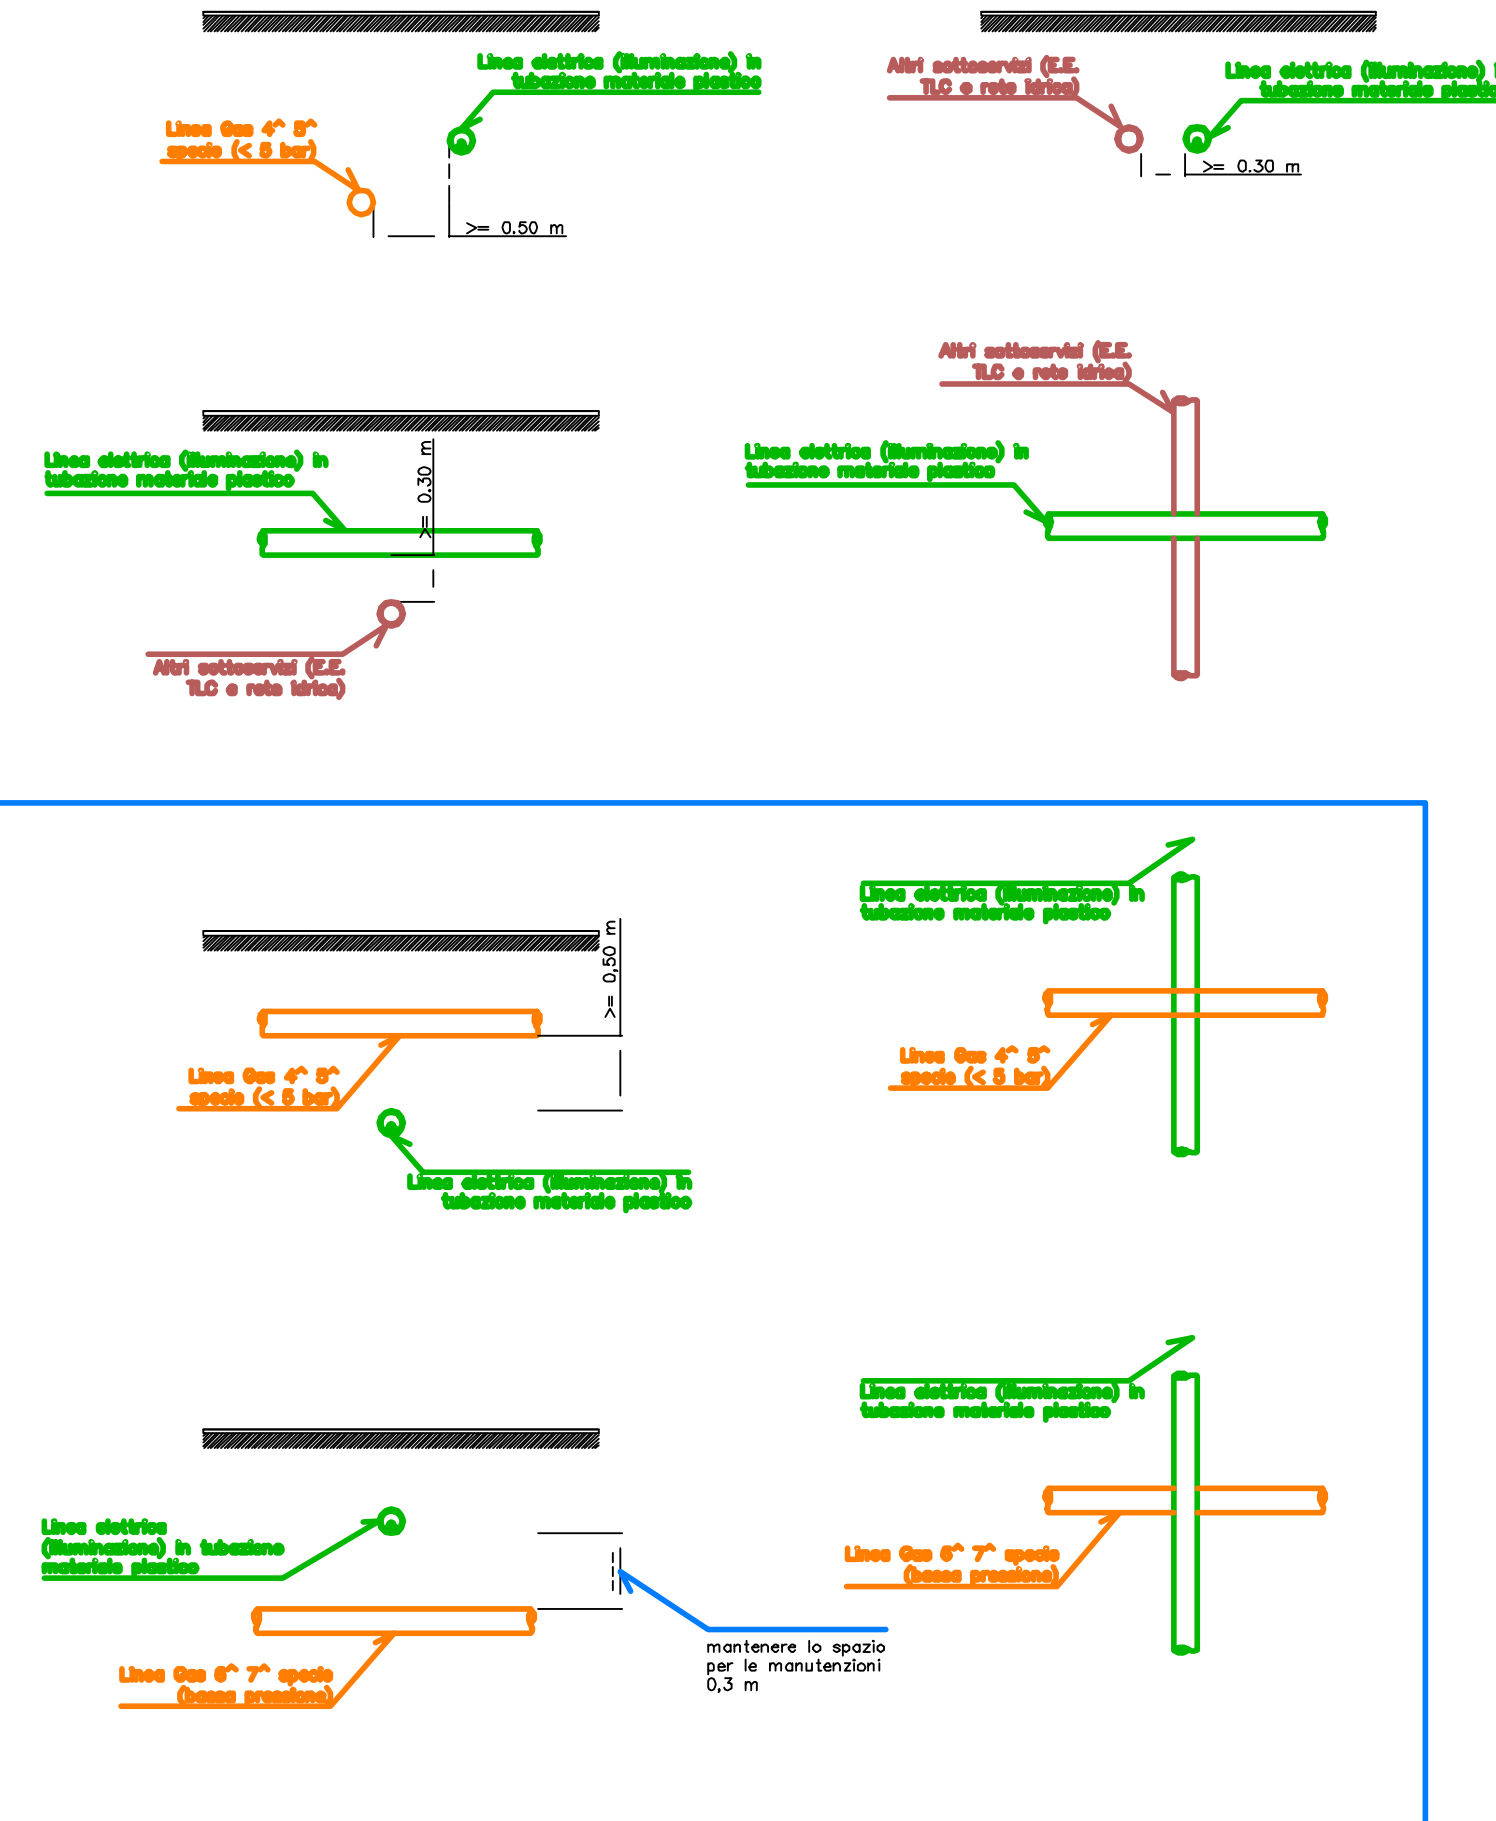


In accordo con AGSM nei tratti di intersezione tra la linea elettrica - illuminazione pubblica con la linea GAS di media pressione sarà previsto di derogare alle altezze di installazione standard e di realizzare l'attraversamento installando la tubazione per l'illuminazione pubblica ad una profondità maggiore passando sotto alla linea GAS di media pressione come rappresentato nei particolari sopra riportati. Per gli attraversamenti con GAS in bassa pressione si potrà passare superficialmente mantenendo gli spazi di manutenzione.


N.B.: LE ARMATURE IN CLASSE II DI ISOLAMENTO NON DOVRANNO ESSERE COLLEGATE A TERRA

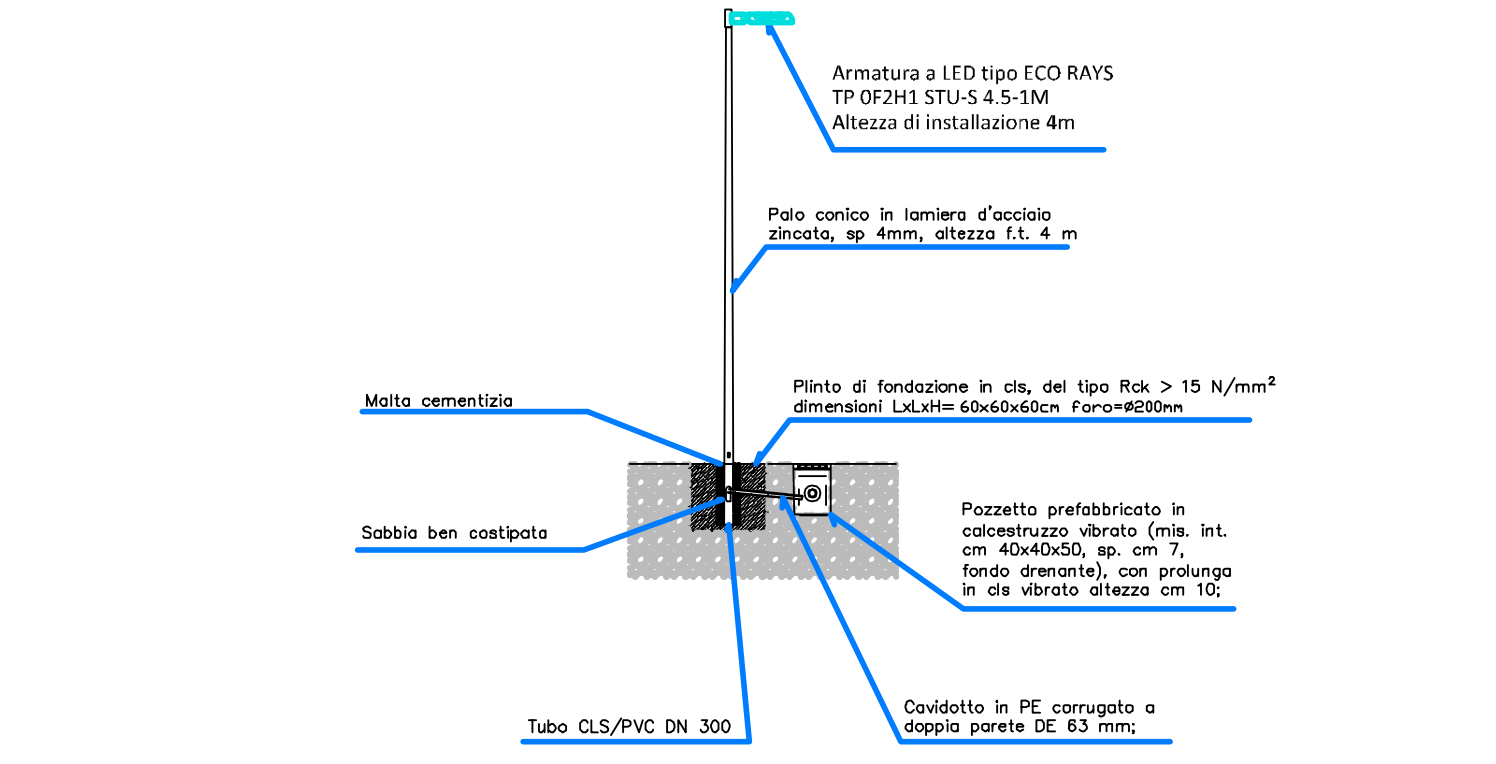

Particolare installativo - ILLUMINAZIONE PERCORSI PEDONALI AREA DEL FORTE - scala 1:100

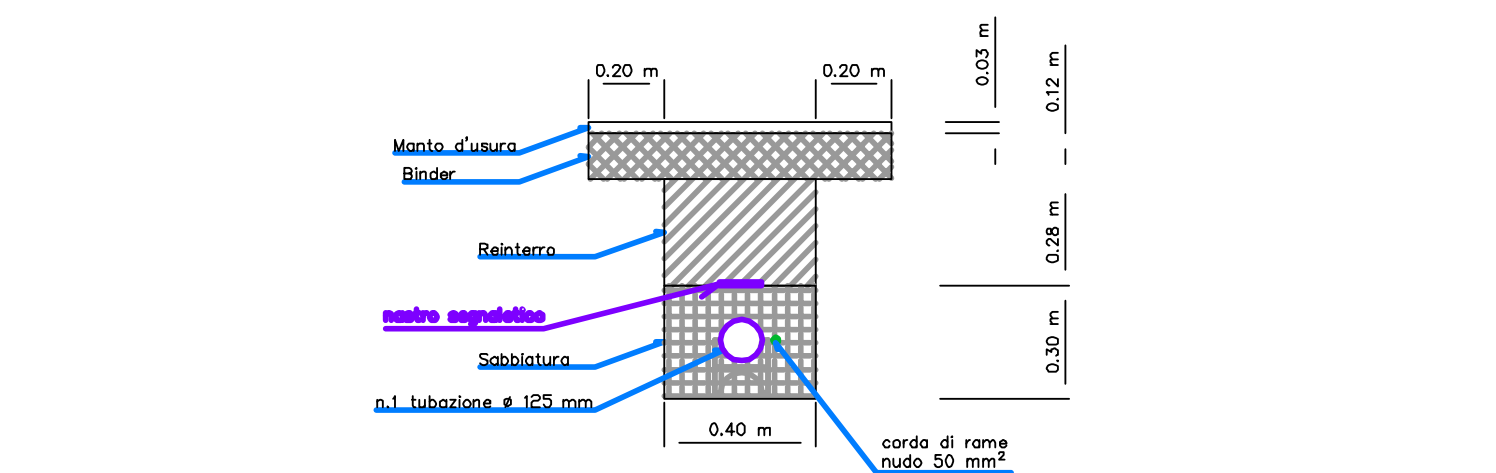

Particolare installativo - scala 1:20

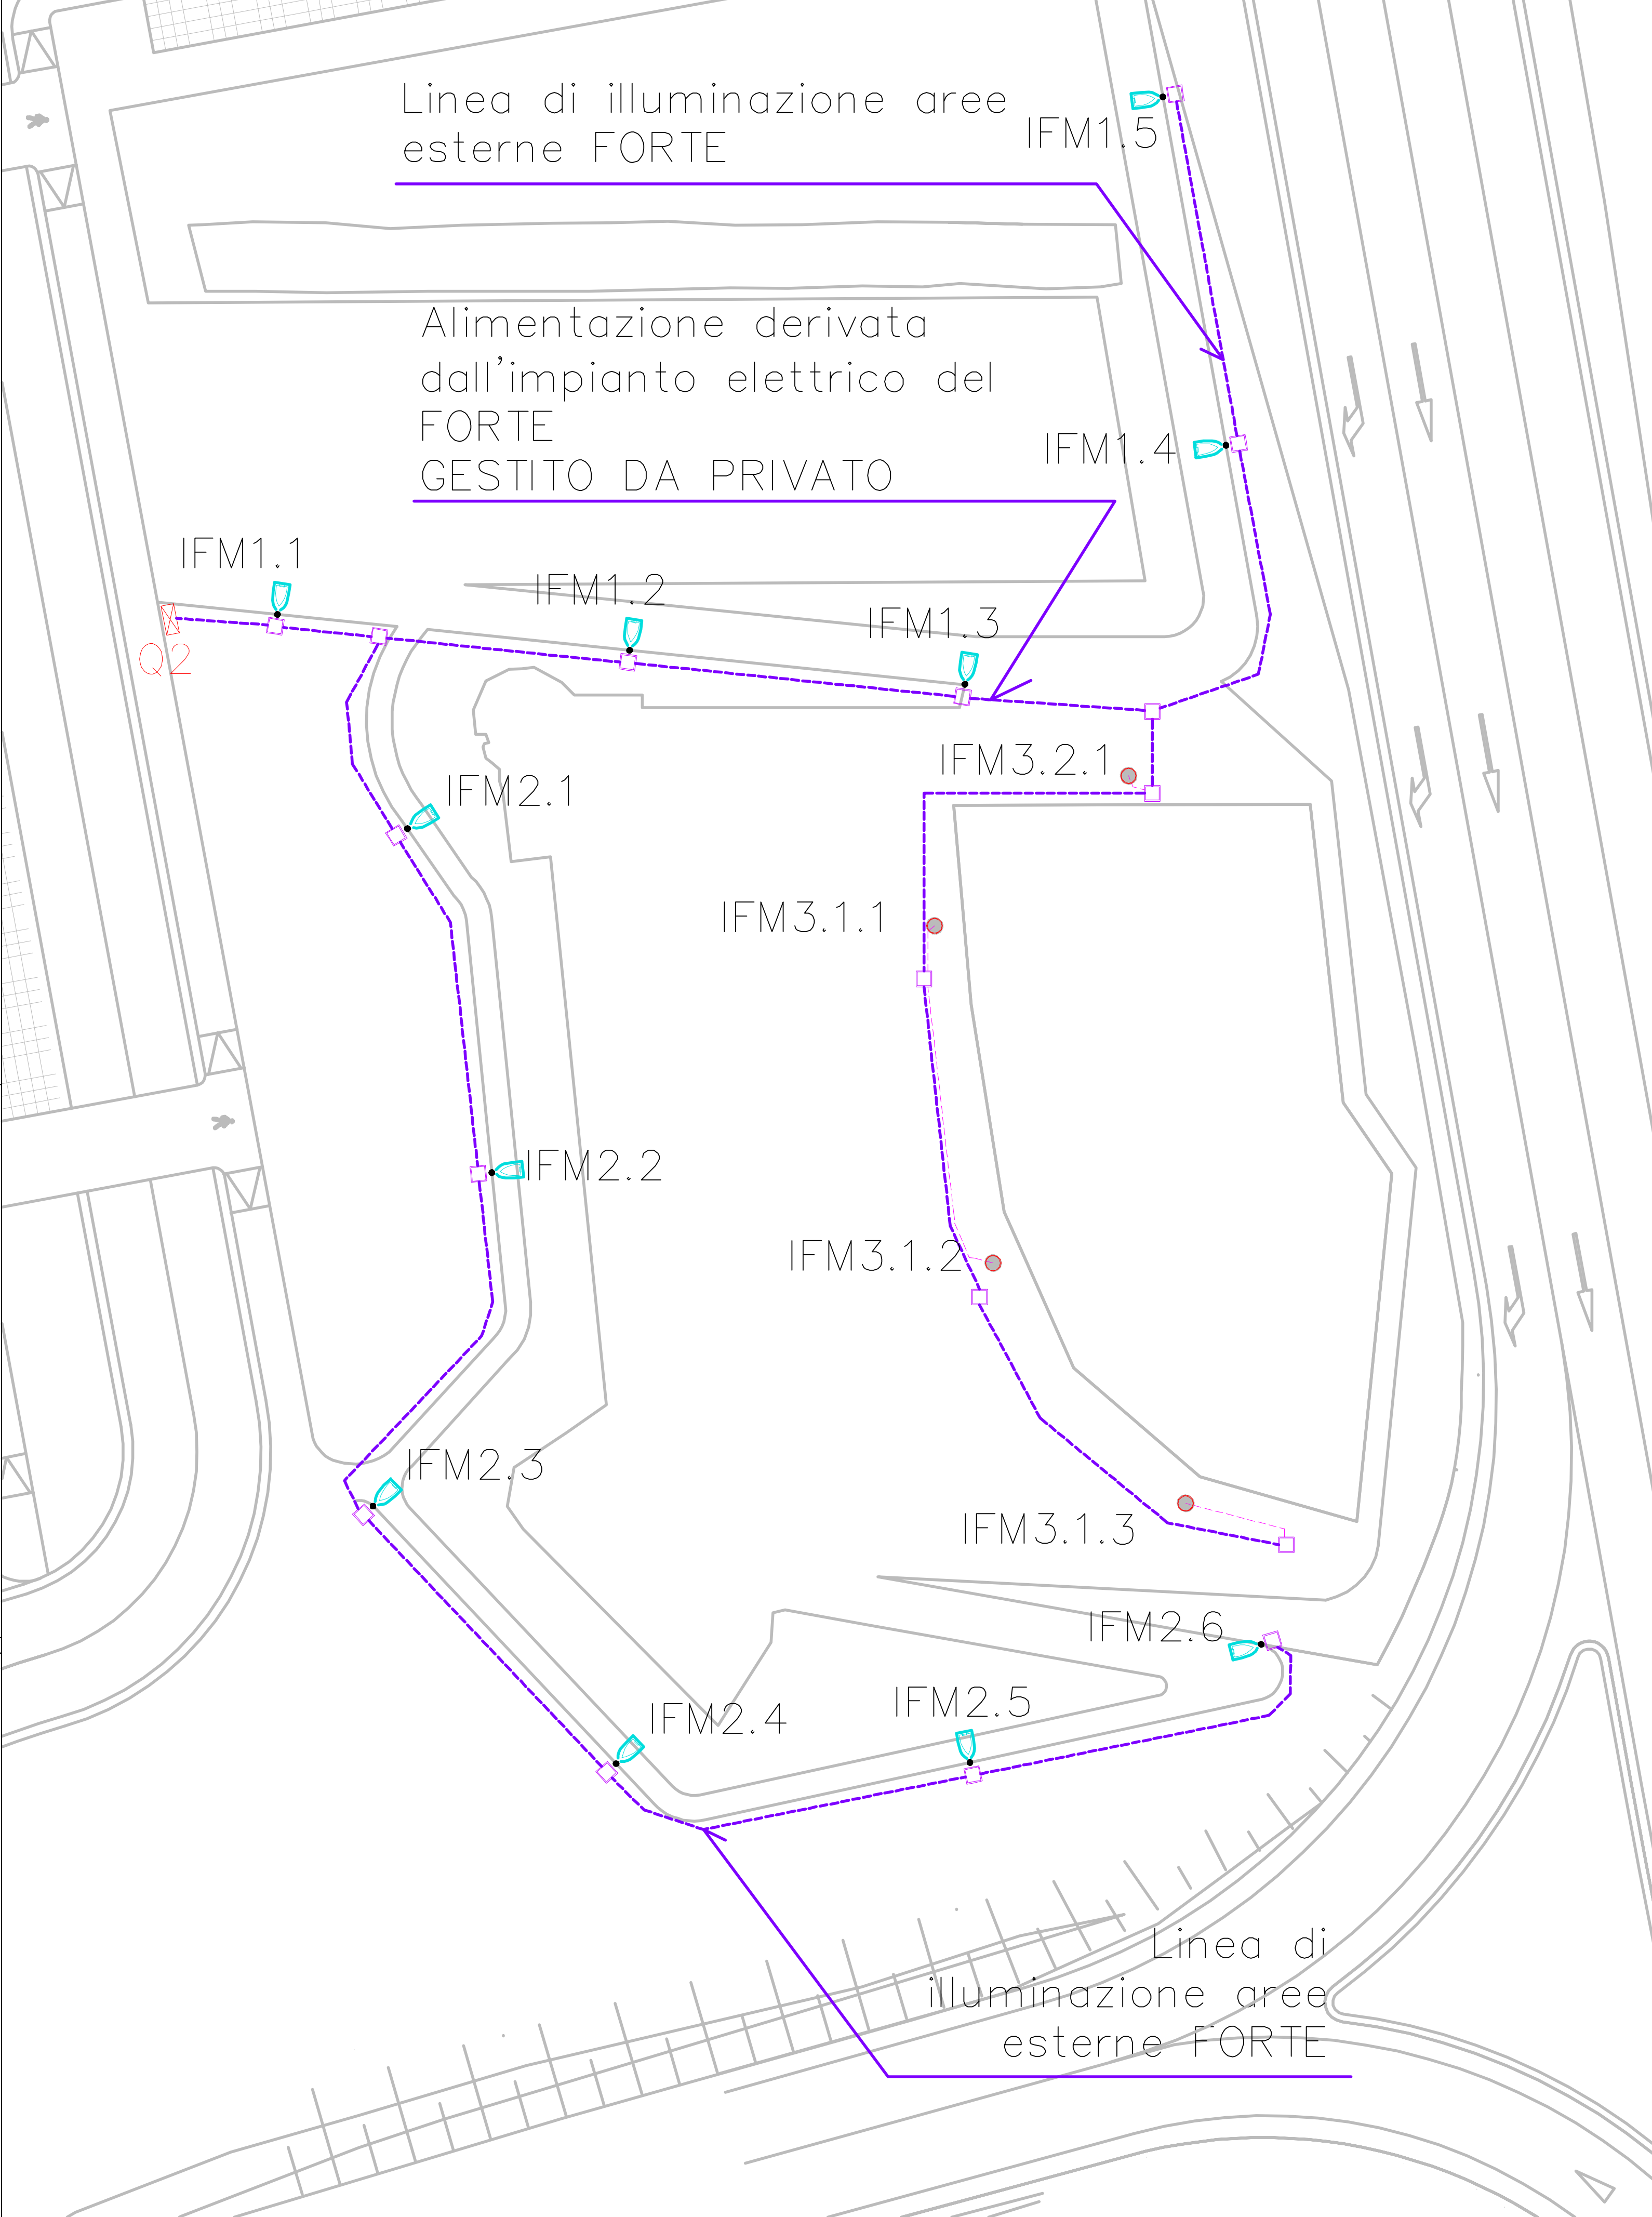

Disposizione illuminazione area forte austroungarico - scala 1:500