



LEGENDA	
	Quadro elettrico di distribuzione e protezione generale (QGB1) installato all'interno di armadio tecnico dedicato
	Centralina gestione impianto antintrusione, installata all'interno di armadio tecnico dedicato
	Alimentazione punto allarme volumetrico
	Cavidotto corrugato posa interrata, arrivo alimentazione da vano contatori in prossimità della strada
	Piantano a luce diretta e indiretta corredato di presa scuola 10/16A e lampada di emergenza
	Scatola di derivazione incassata a pavimento 40x40 cm
	Tubazioni corrugate in PVC flessibile per posa sottofacciata

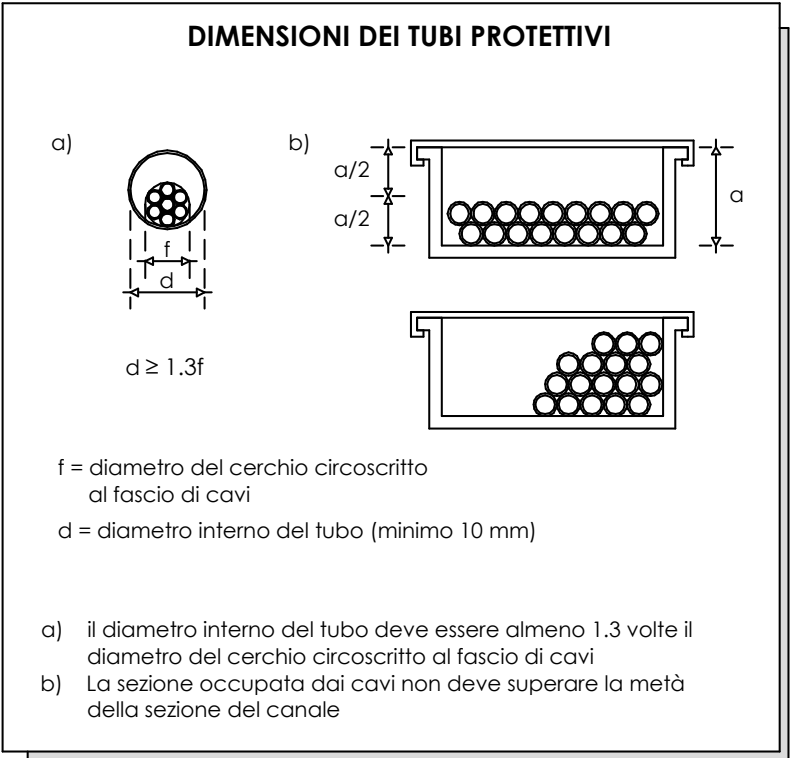

GRANDEZZA MINIMA (mm) DEI TUBI FLESSIBILI IN PVC DA INCASSO, IN RELAZIONE ALLA SEZIONE E AL NUMERO DEI CAVI

CAVI		SEZIONE (mm)²							
Us/U	TIPO	NUM.	1,5	2,5	4	6	10		
450/750V	Cavo unipolare pvc (senza guaina)	1	16	16	16	16	16		
		2	16	20	20	25	32		
		3	16	20	25	32	32		
		4	20	20	25	32	32		
		5	20	25	25	32	40		
		6	20	25	32	32	40		
		7	20	25	32	32	40		
		8	25	32	32	40	50		
		9	25	32	32	50	50		
	Cavo multipolare pvc	bipol.	1	20	25	25	32	40	
		2	32	40	50	50	63		
		3	40	50	50	63	-		
0,6/1kV	Cavo unipolare pvc a guaina (con guaina) NIVV-K FG08	1	25	25	25	25	32		
		2	40	40	50	50	63		
		3	50	50	50	63	63		
		4	50	50	63	63	-		
		5	63	63	63	63	-		
		6	63	63	63	-	-		
		7	63	63	63	-	-		
		8	-	-	-	-	-		
		9	-	-	-	-	-		
	Cavo multipolare pvc a guaina	bipol.	1	25	32	32	40		
		2	50	50	63	63	-		
		3	63	63	63	-	-		
0,6/1kV	Cavo unipolare pvc a guaina (con guaina) NIVV-K FG08	1	25	25	25	25	32		
		2	40	40	50	50	63		
		3	50	50	50	63	63		
		4	50	50	63	63	-		
		5	63	63	63	63	-		
		6	63	63	63	-	-		
		7	63	63	63	-	-		
		8	-	-	-	-	-		
		9	-	-	-	-	-		
	Cavo multipolare pvc a guaina	bipol.	1	25	32	32	40		
		2	50	50	63	63	-		
		3	63	63	63	-	-		

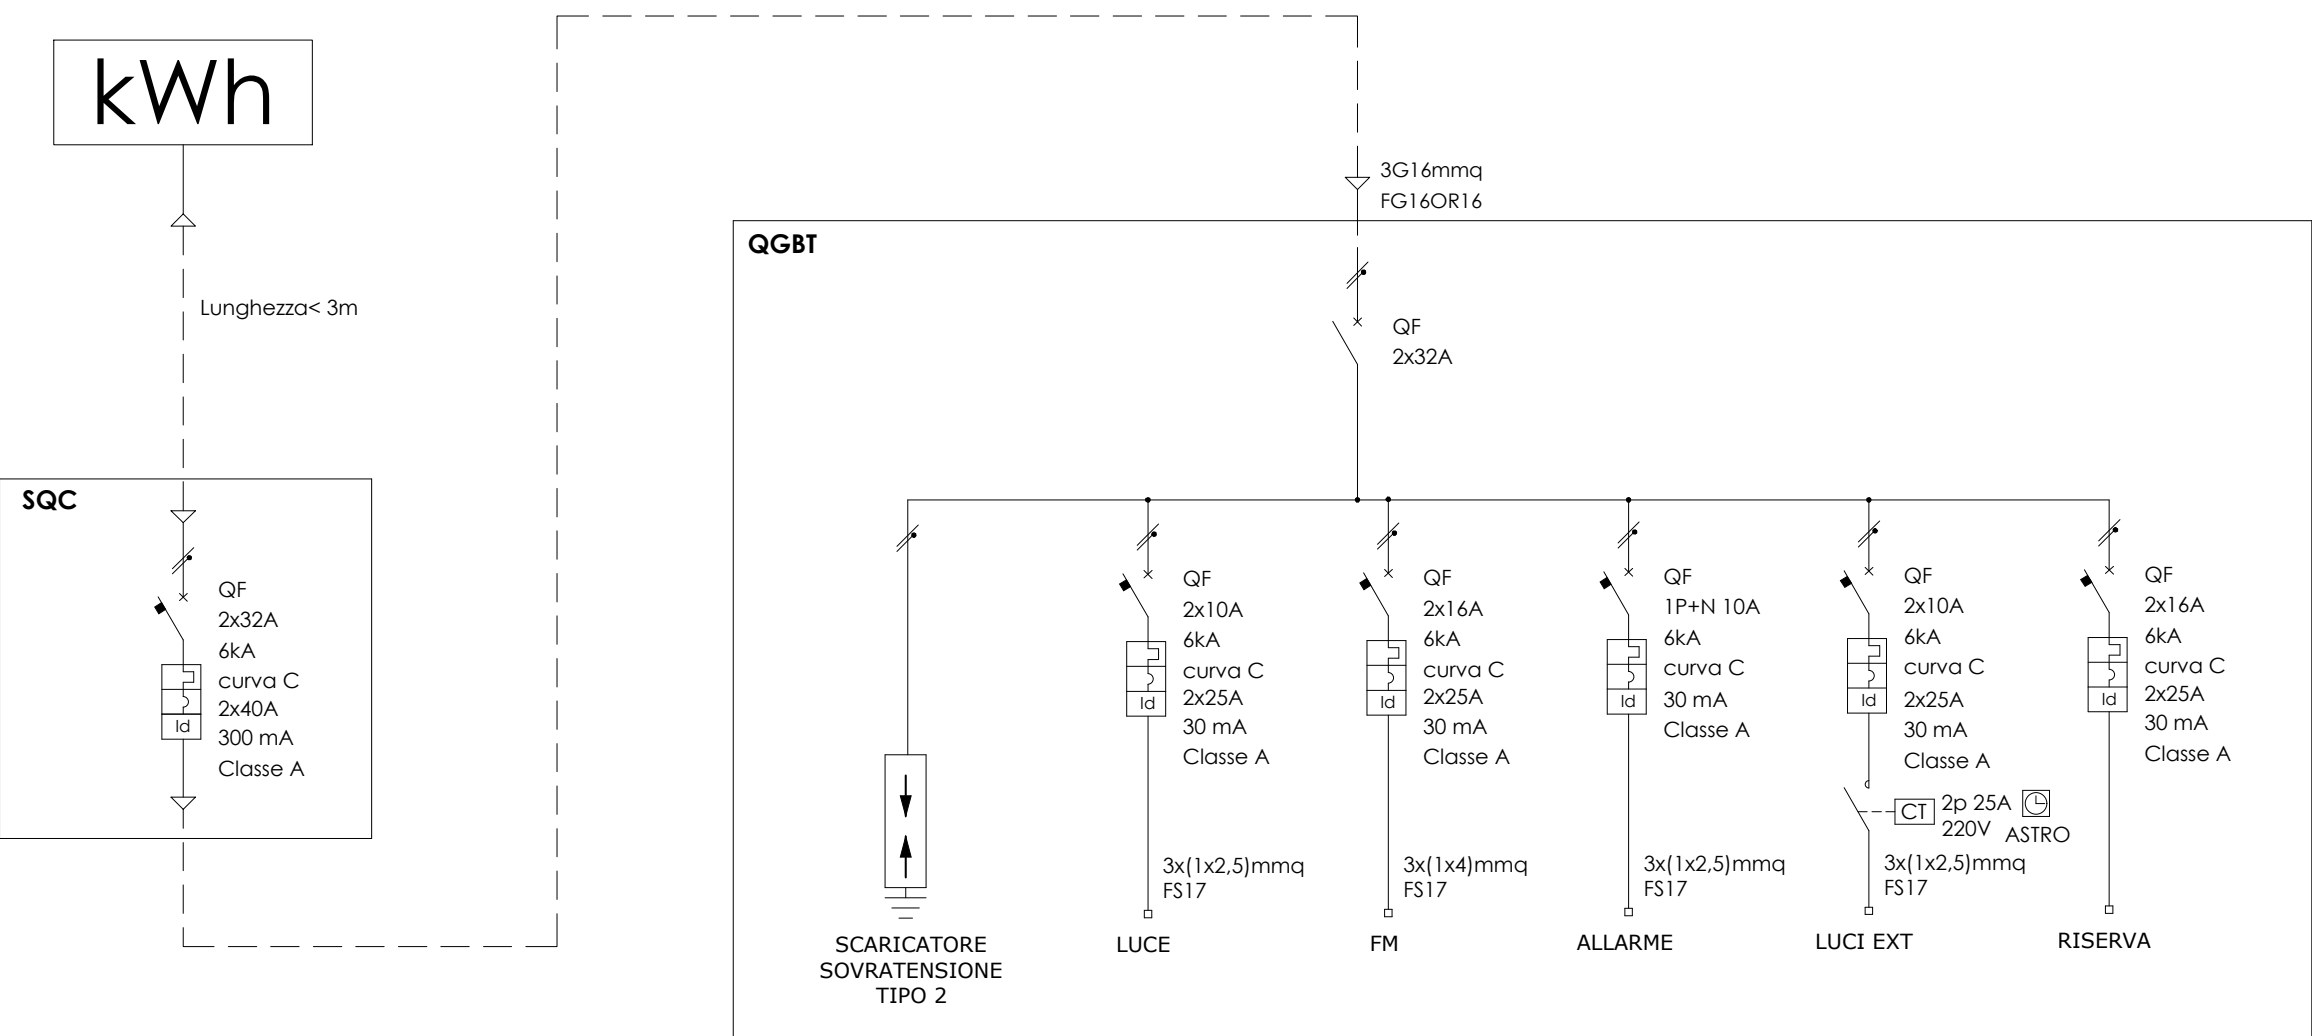


VANO CONTATORI

Contatore di potenza e sottoquadro contatore installati in apposito vano tecnico dedicato in prossimità della strada

Planimetria piano terra

scala 1:50 - **impianto elettrico**

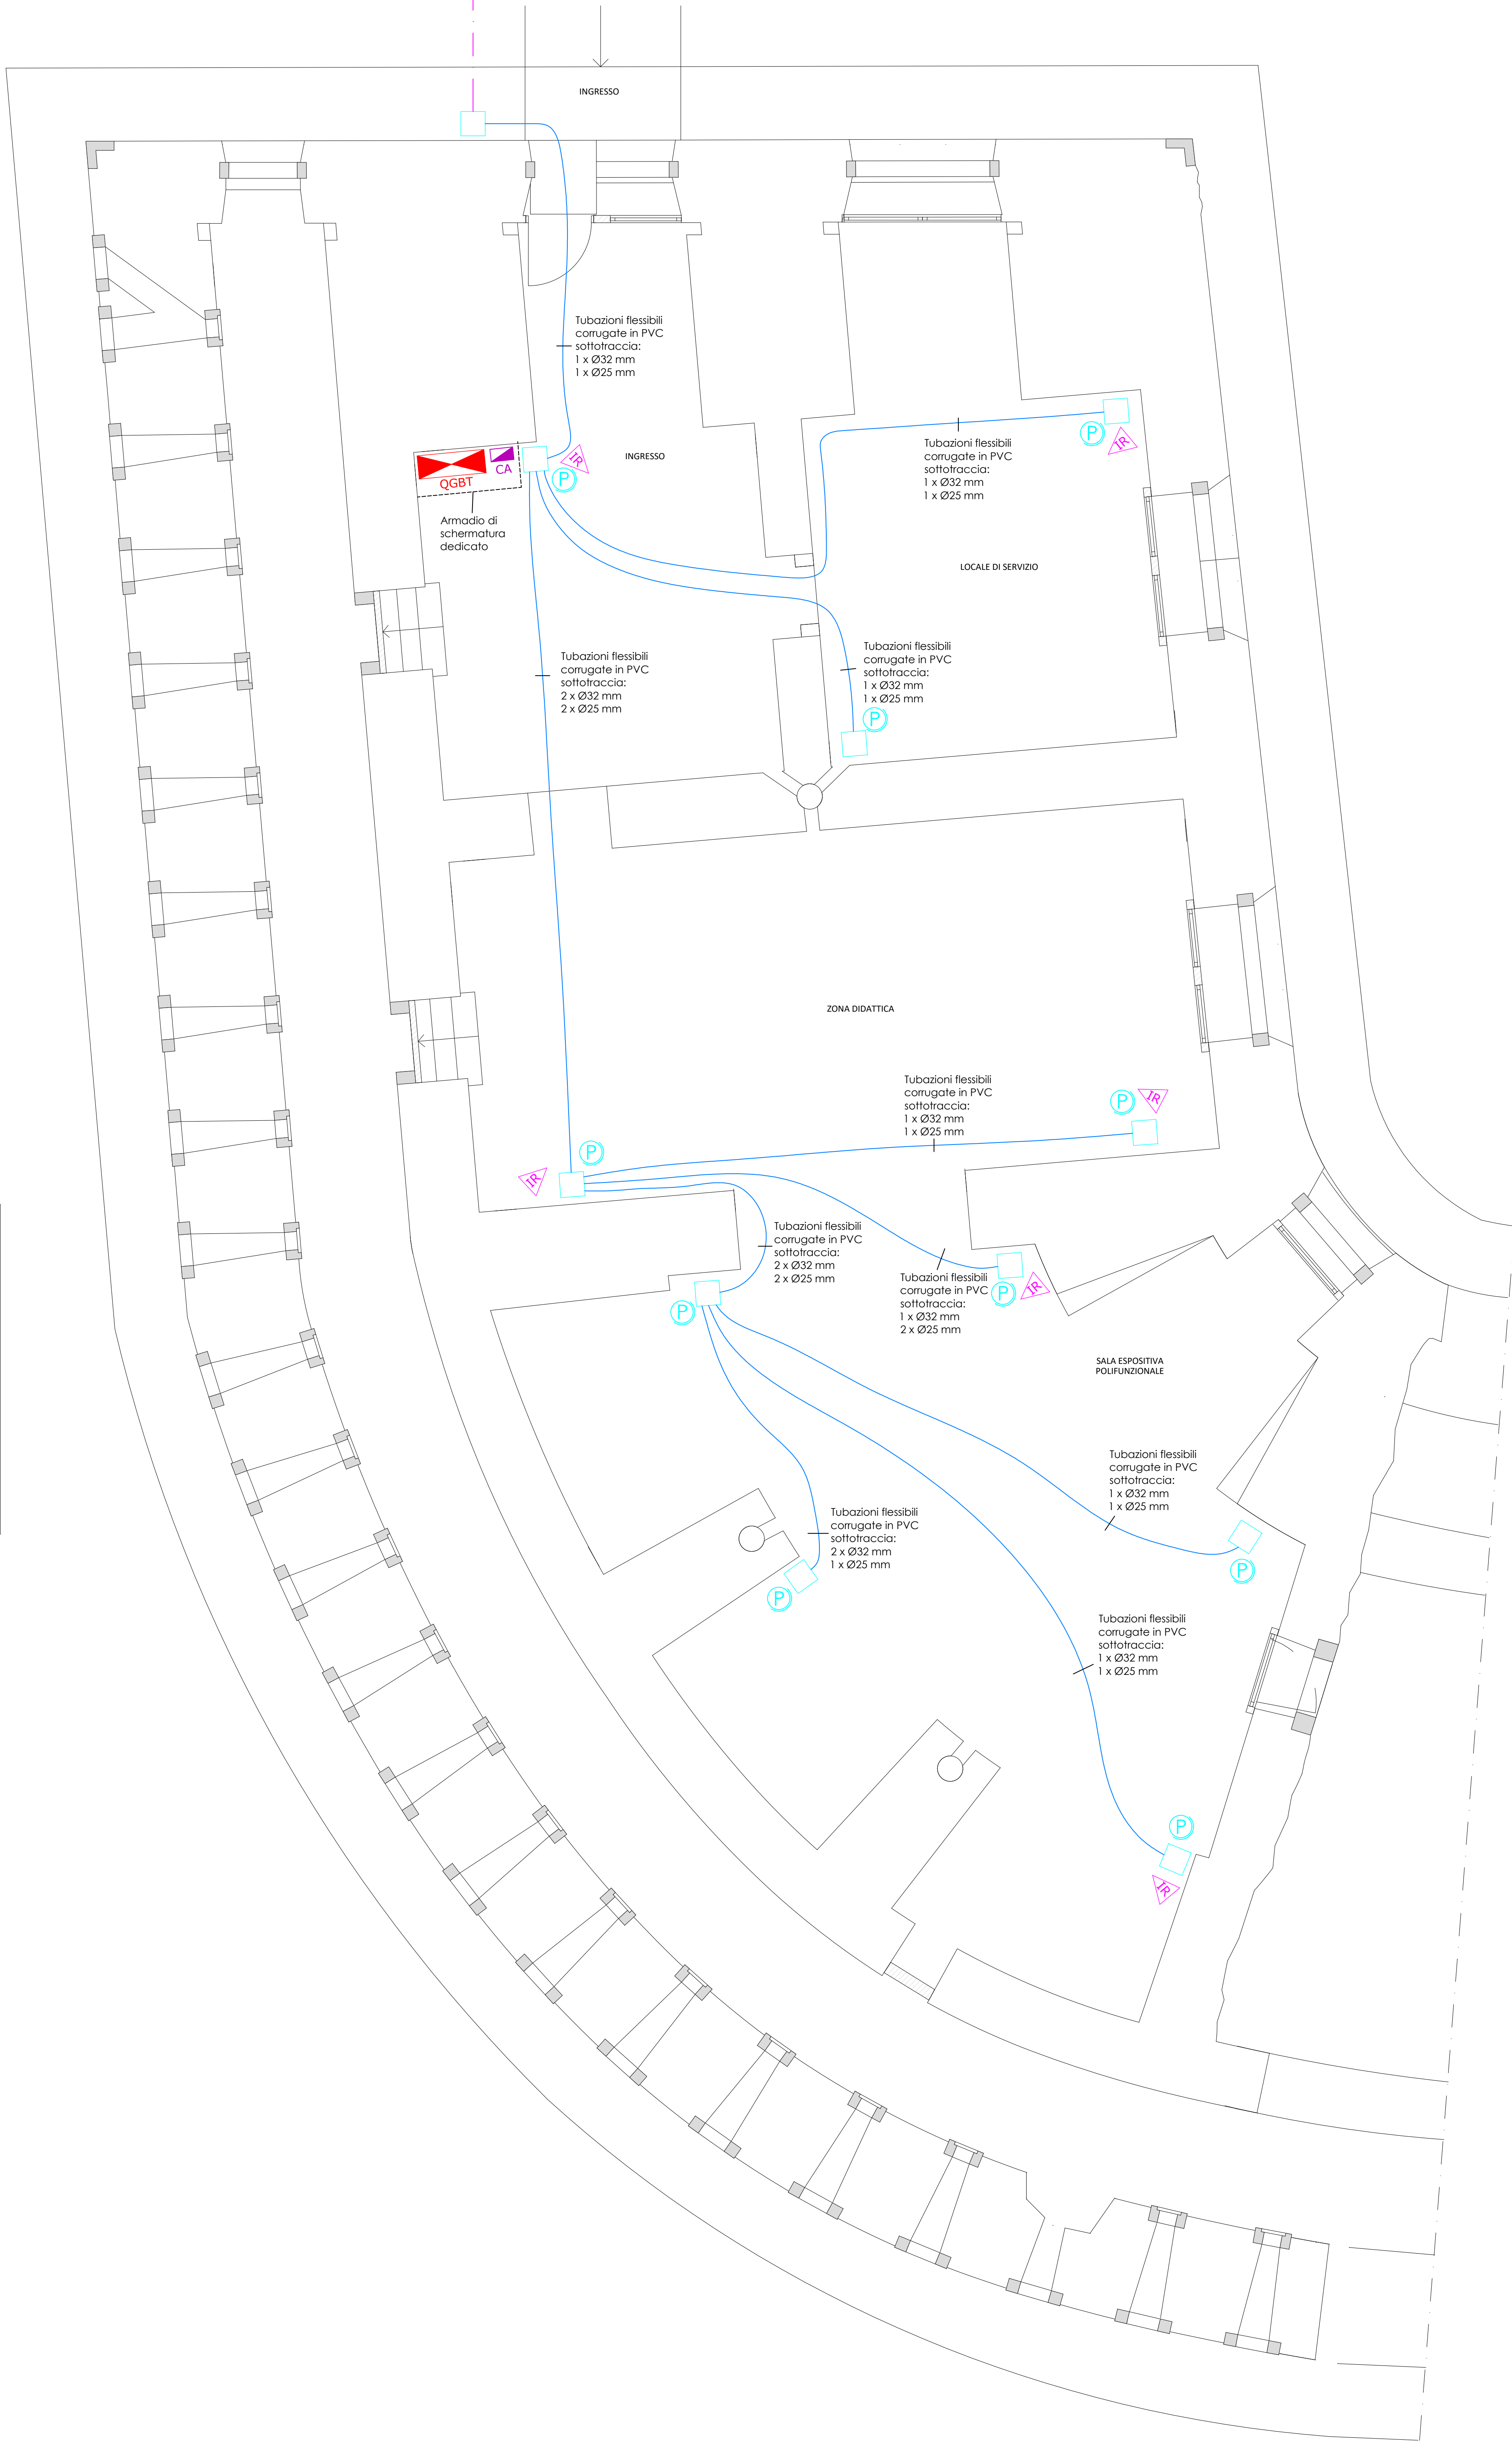

Intervento		Comune di Verona	
PIANO URBANISTICO ATTUATIVO DI INIZIATIVA PRIVATA- AMBITO ATO 4 - REPERTORIO 2B B1 AREA EX FORTE TOMBA VIA GOLINO		Committente	
RESTAURO CONSERVATIVO E RECUPERO FUNZIONALE DEL FORTE STADION (TOMBA) VIA GOLINO - VERONA		SUPERMERCATI	
CUP D39D20001160007		Proprietà	
consulenti		progettisti e dir. lavori	
progettisti		progettisti	
architetto		arch. Paolo Danti	
arch. G. Manzi		arch. M. Dal Forno	
Studio Tecnico Andrea Ingrosso Pignato		Ing. A. Pignato	
elaborato		classifica	
PLANIMETRIA IMPIANTO ELETTRICO INTERNO AL FORTE		scala	
90,4x85,4		ultima revisione	
00		data	
E.2.1		30.8.24	