

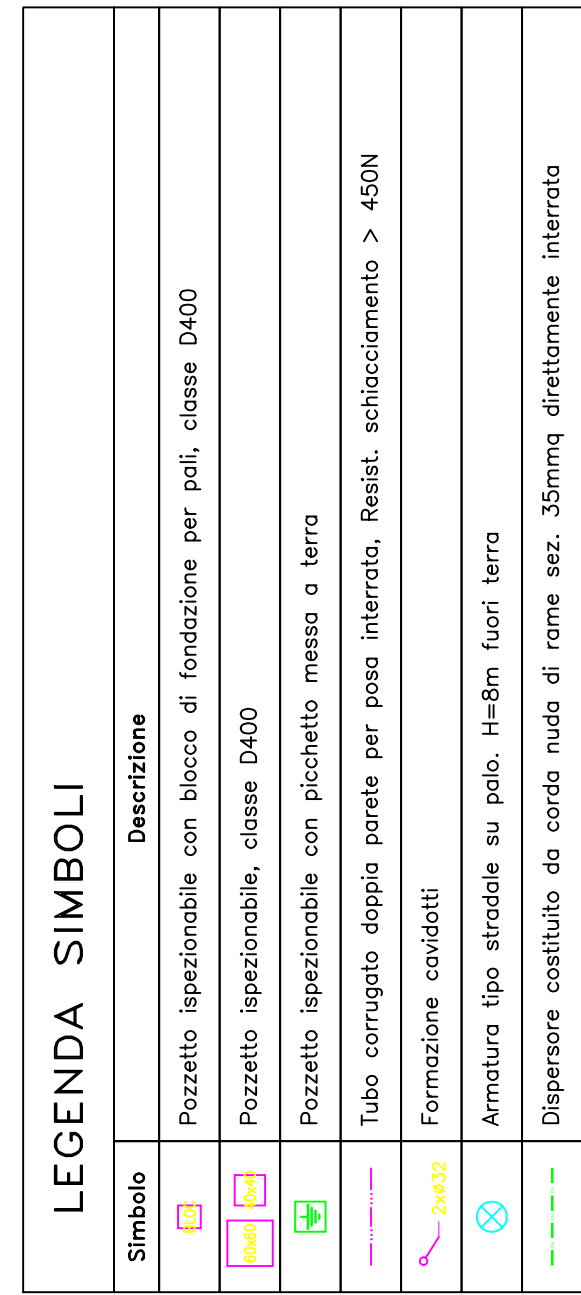


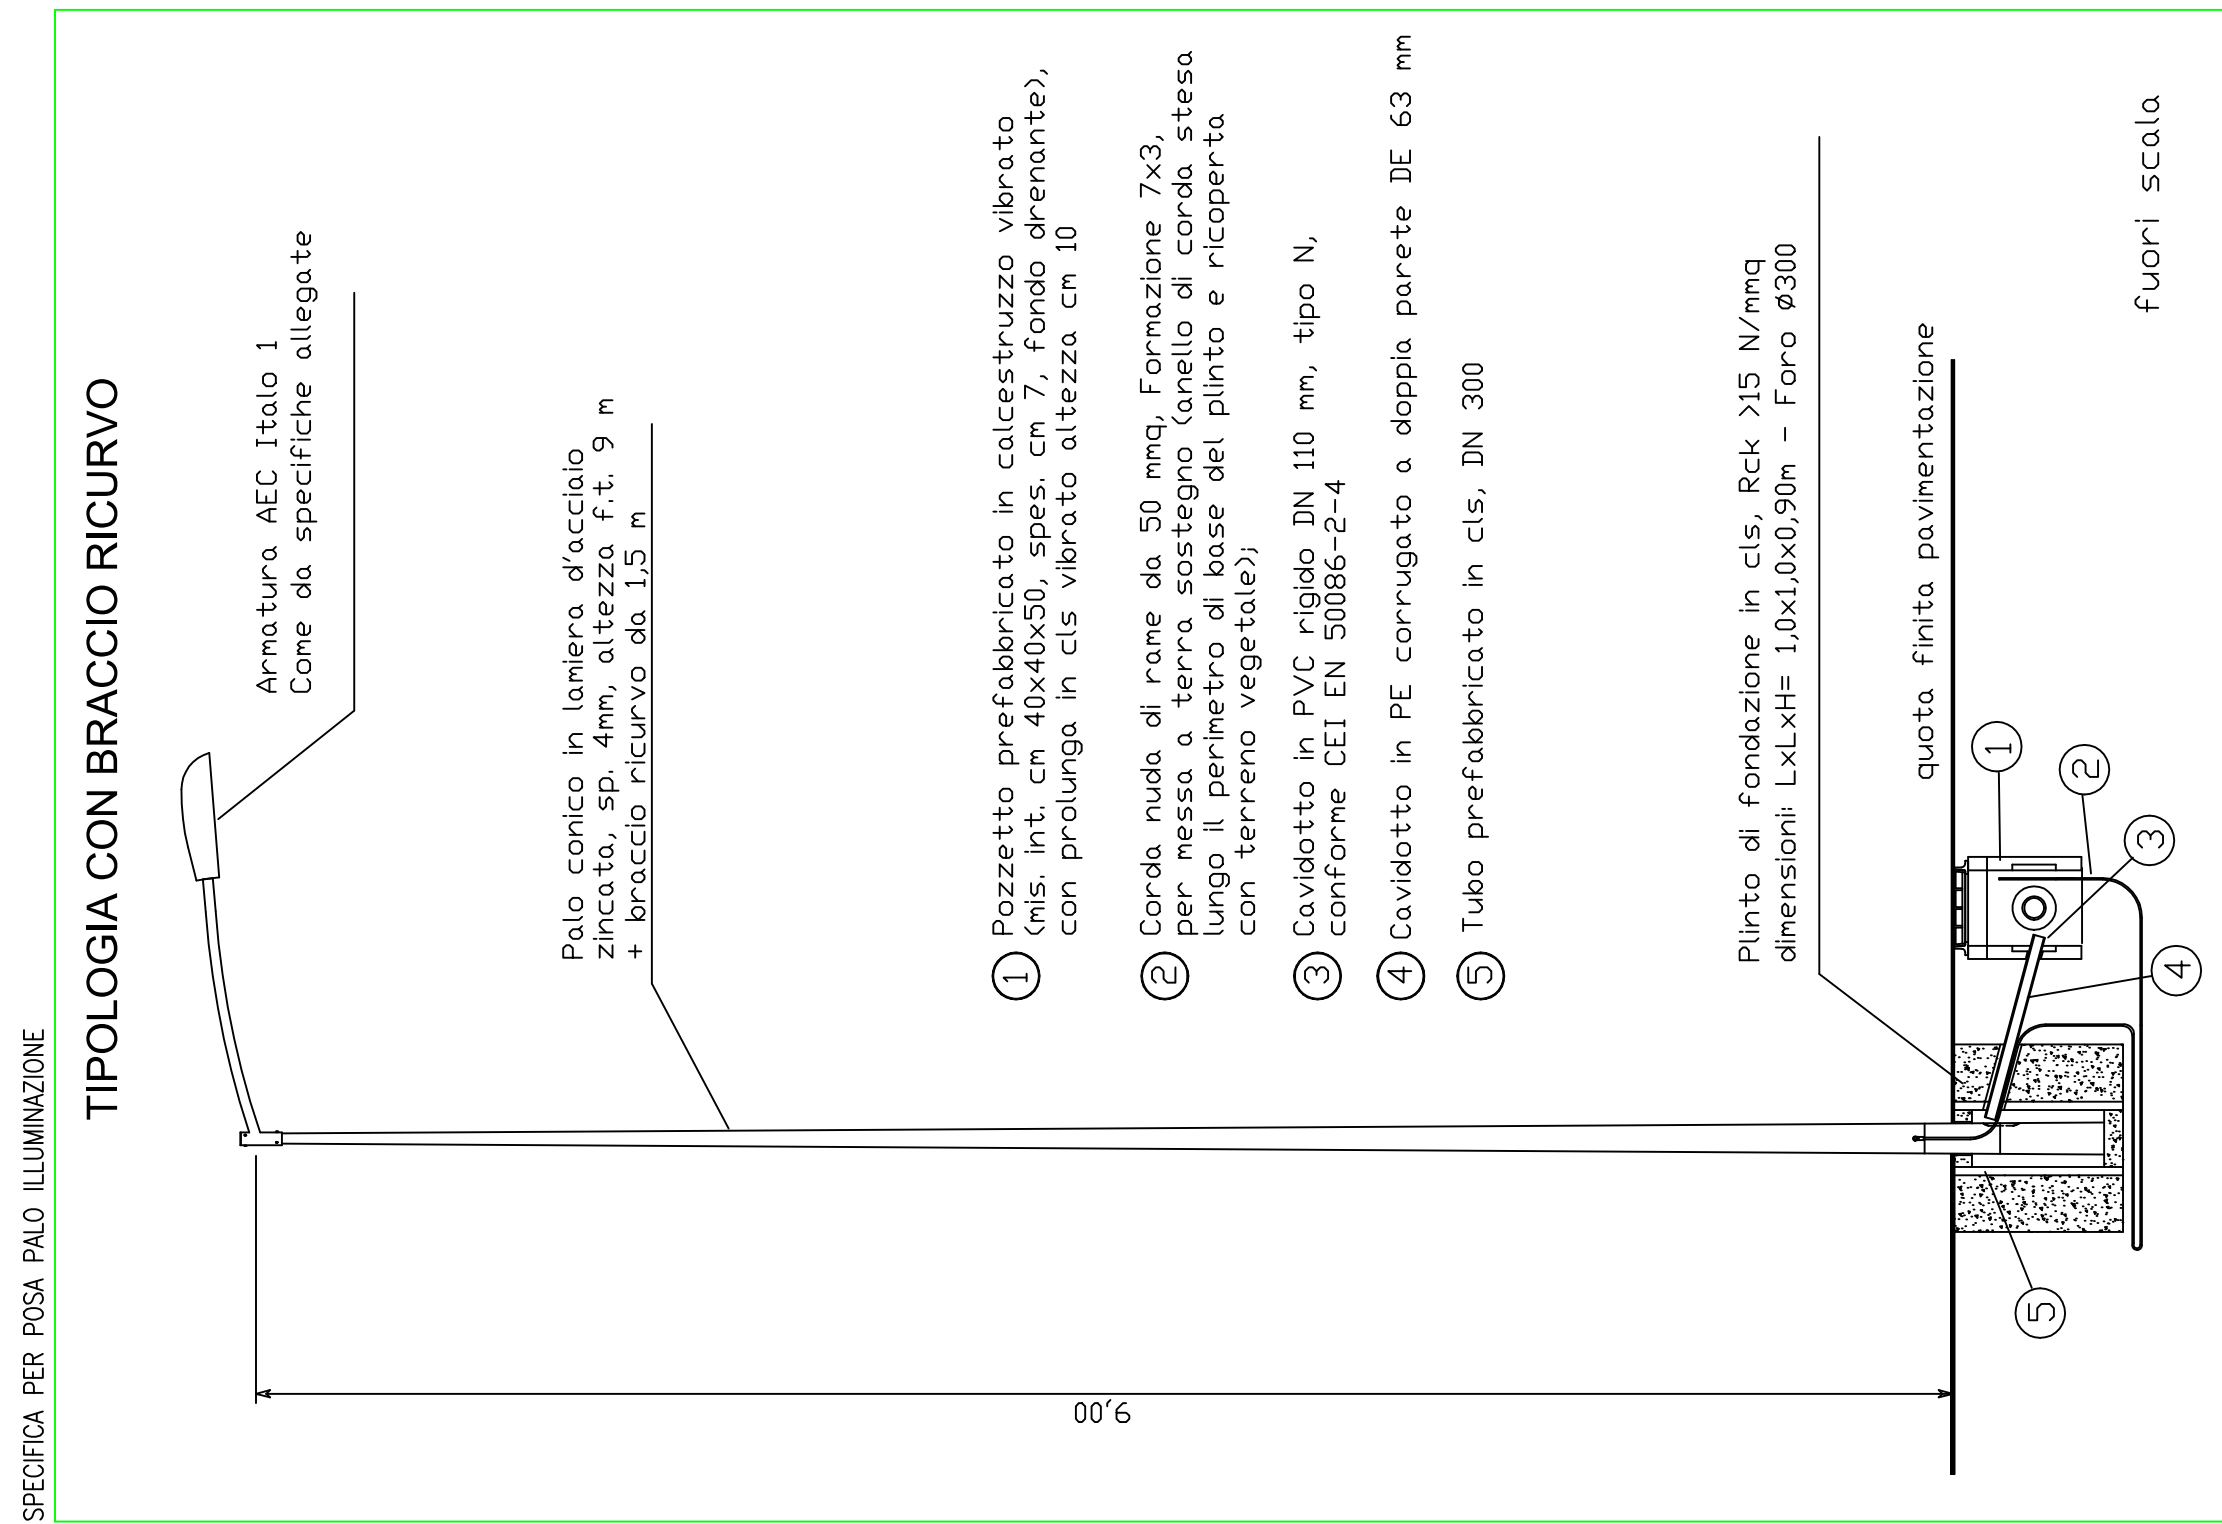


N.B. LA POSIZIONE DELLE APPARECCHIATURE E DELLE CONDOTTURE VA INTERPRETATA IN FUNZIONE DELLE LIMITAZIONI E DELLA PRECISIONE CHE LA RAPPRESENTAZIONE GRAFICA (SCHEMATICA E SIMBOLICA) CONSENTE, OGNI VARIAZIONE E/O MODIFICA DEVE ESSERE VERIFICATA ED APPROVATA IN FASE ESECUTIVA CON LA DIREZIONE LAVORI.


N.B. PERCORSI CAVIDOTTI E POSIZIONE PUNTI LUCE DOVRANNO ESSERE DEFINITI IN MODO PUNTUALE IN FASE ESECUTIVA, ALLA LUCE DEL CALCOLO ILLUMINOTECNICO E TENENDO CONTO DELLE POSSIBILI INTERFERENZE CON LE CHIOME DEGLI ALBERI.

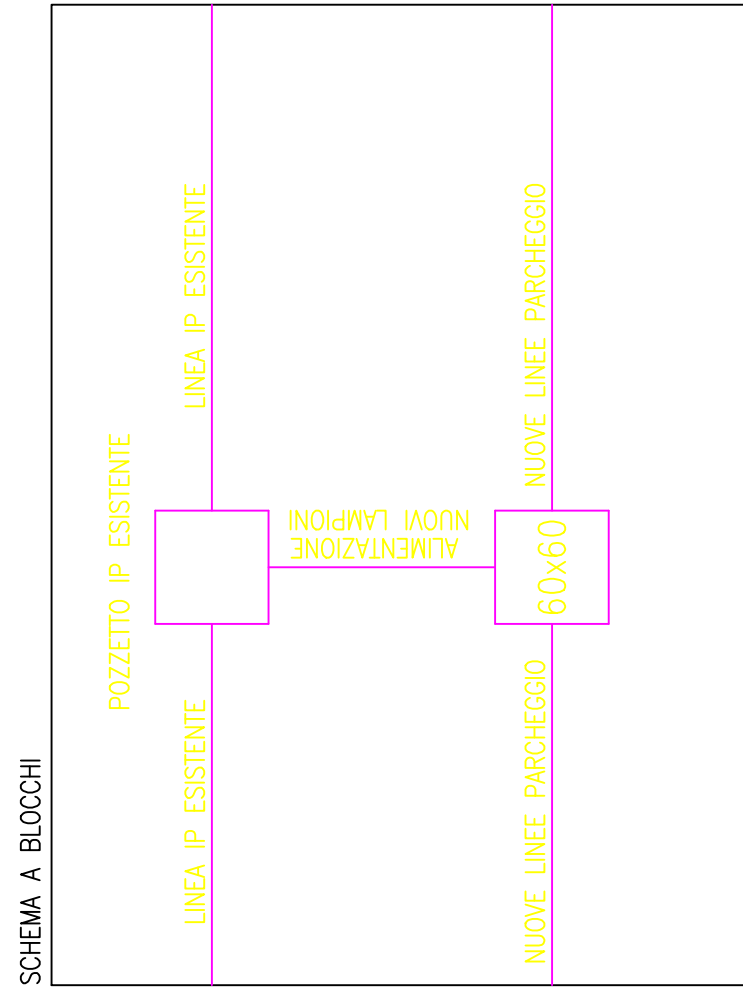





N.B. LA MESSA A TERRA VA UTILIZZATA SOLO QUALORA VENGANO UTILIZZATI COMPONENTI NON ISOLATI IN CLASSE II

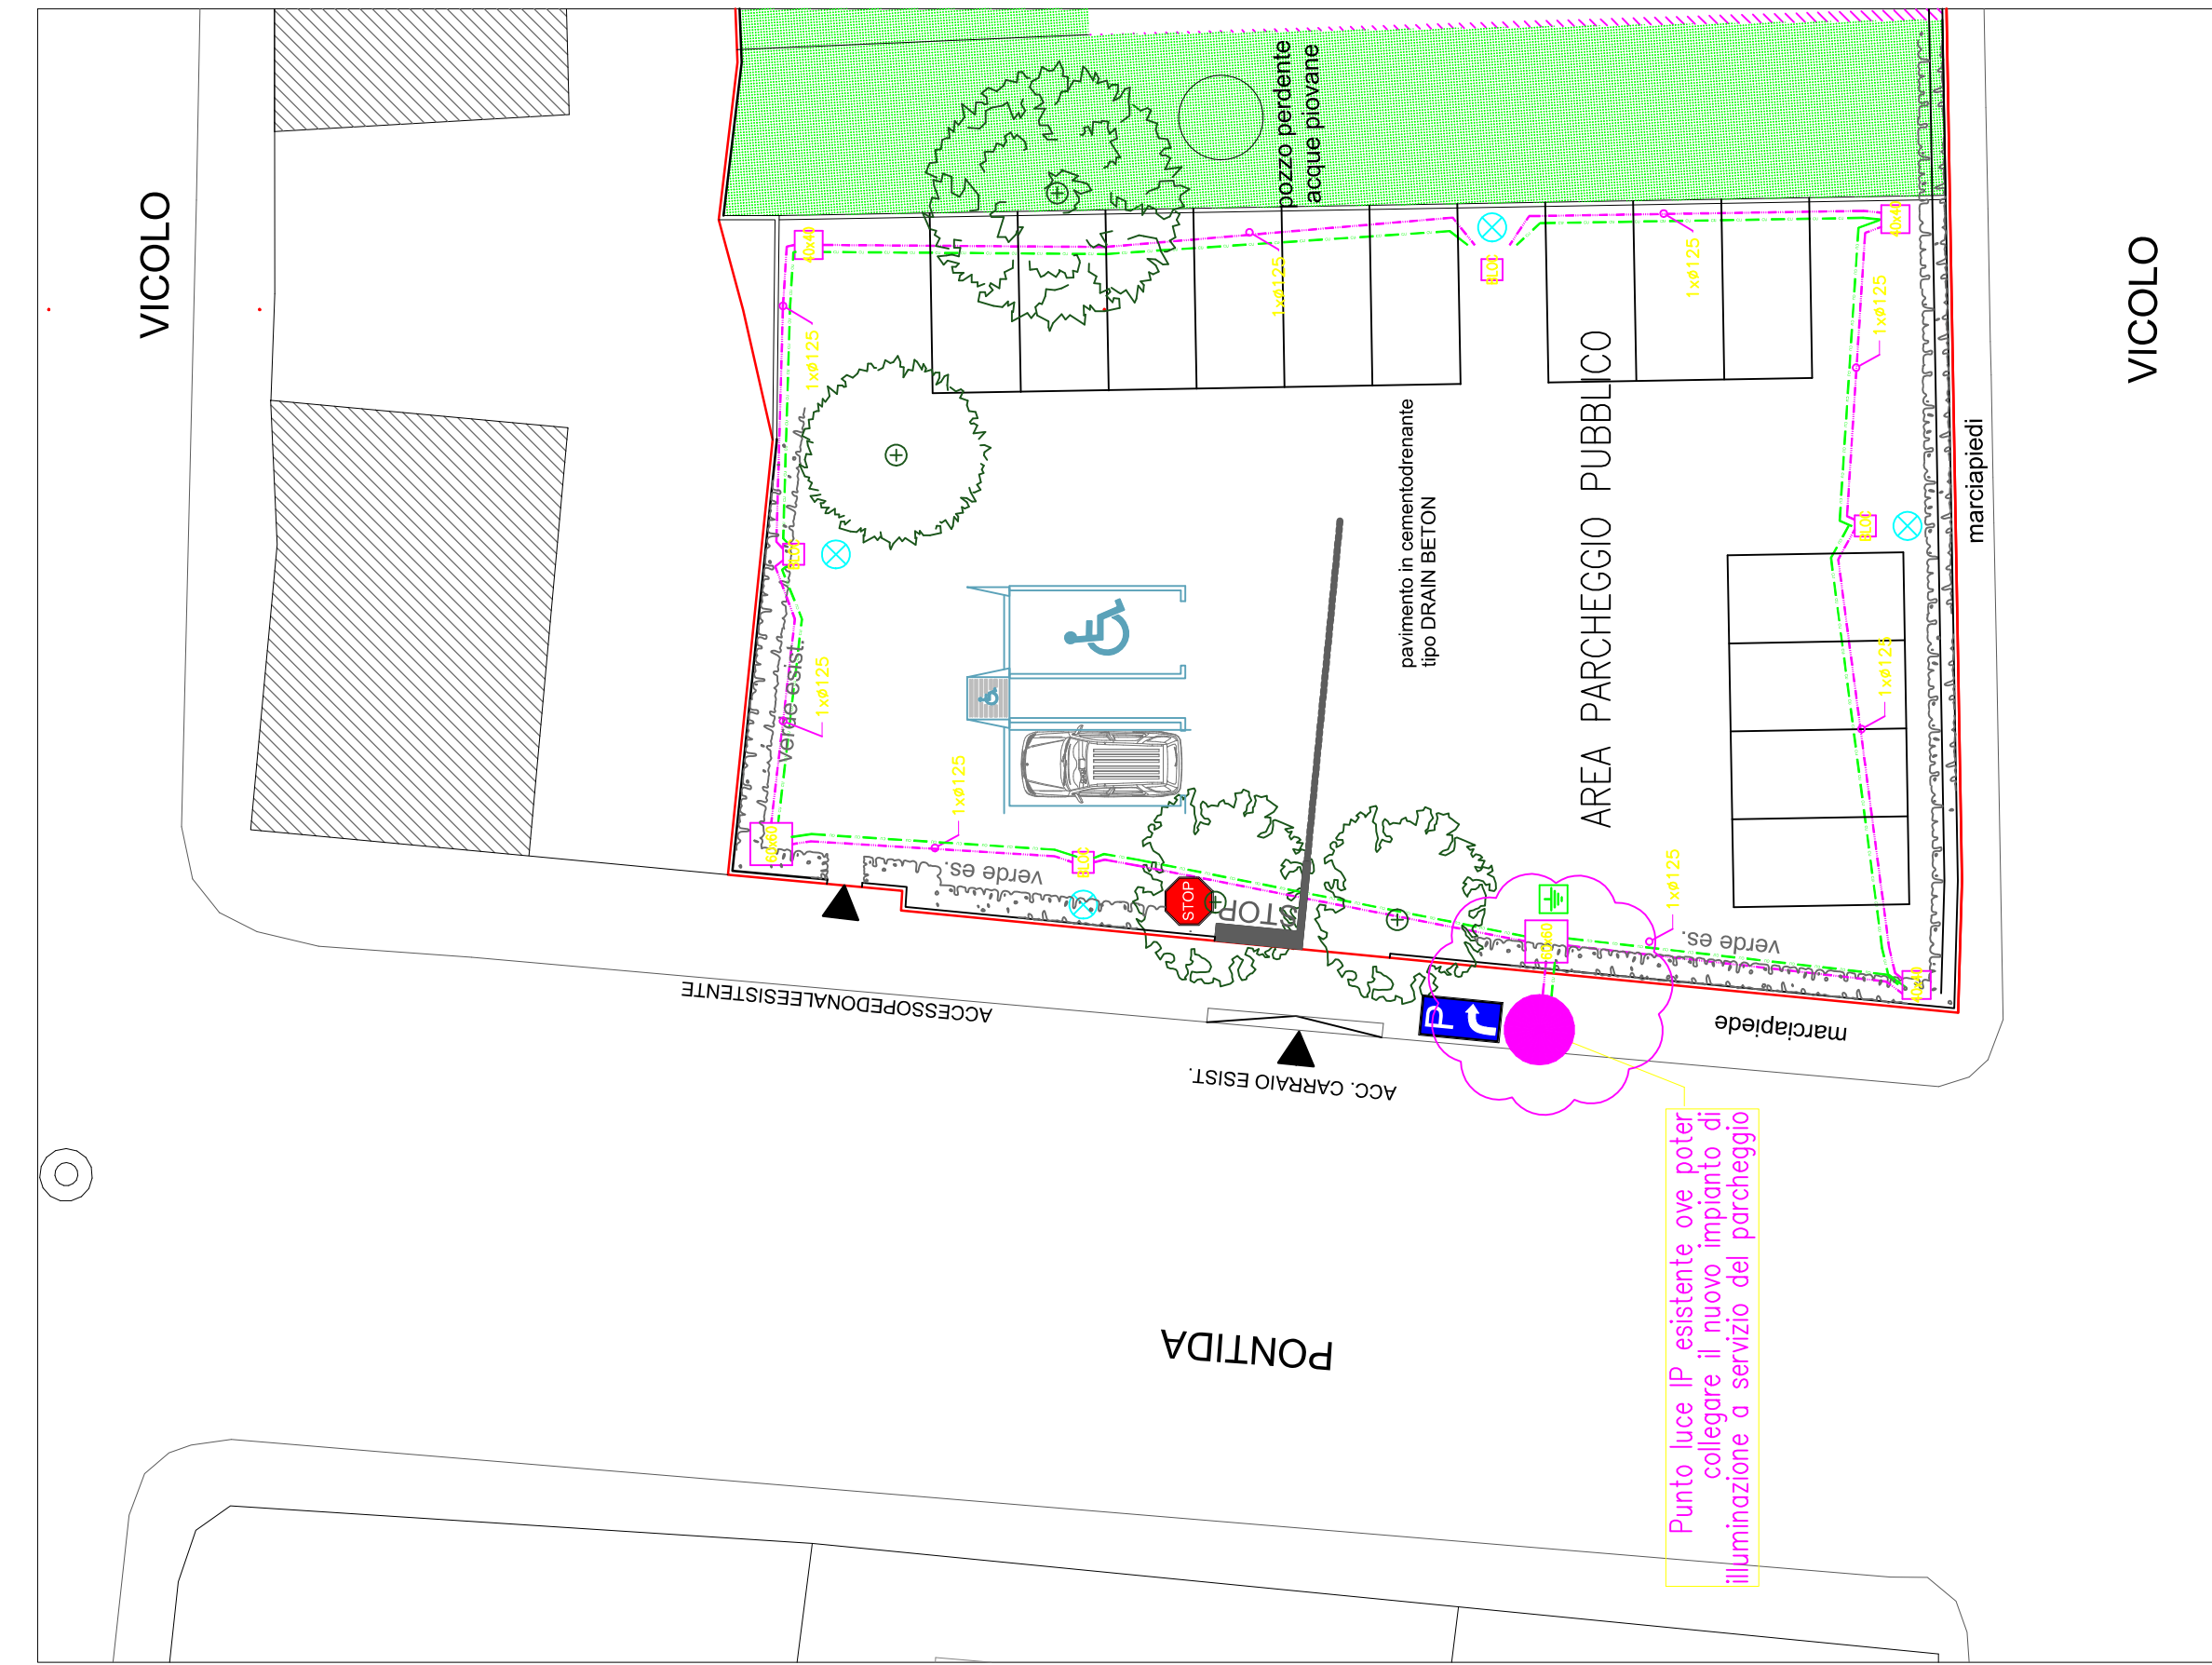

IMPIANTO ELETTRICO ILLUMINAZIONE PUBBLICA

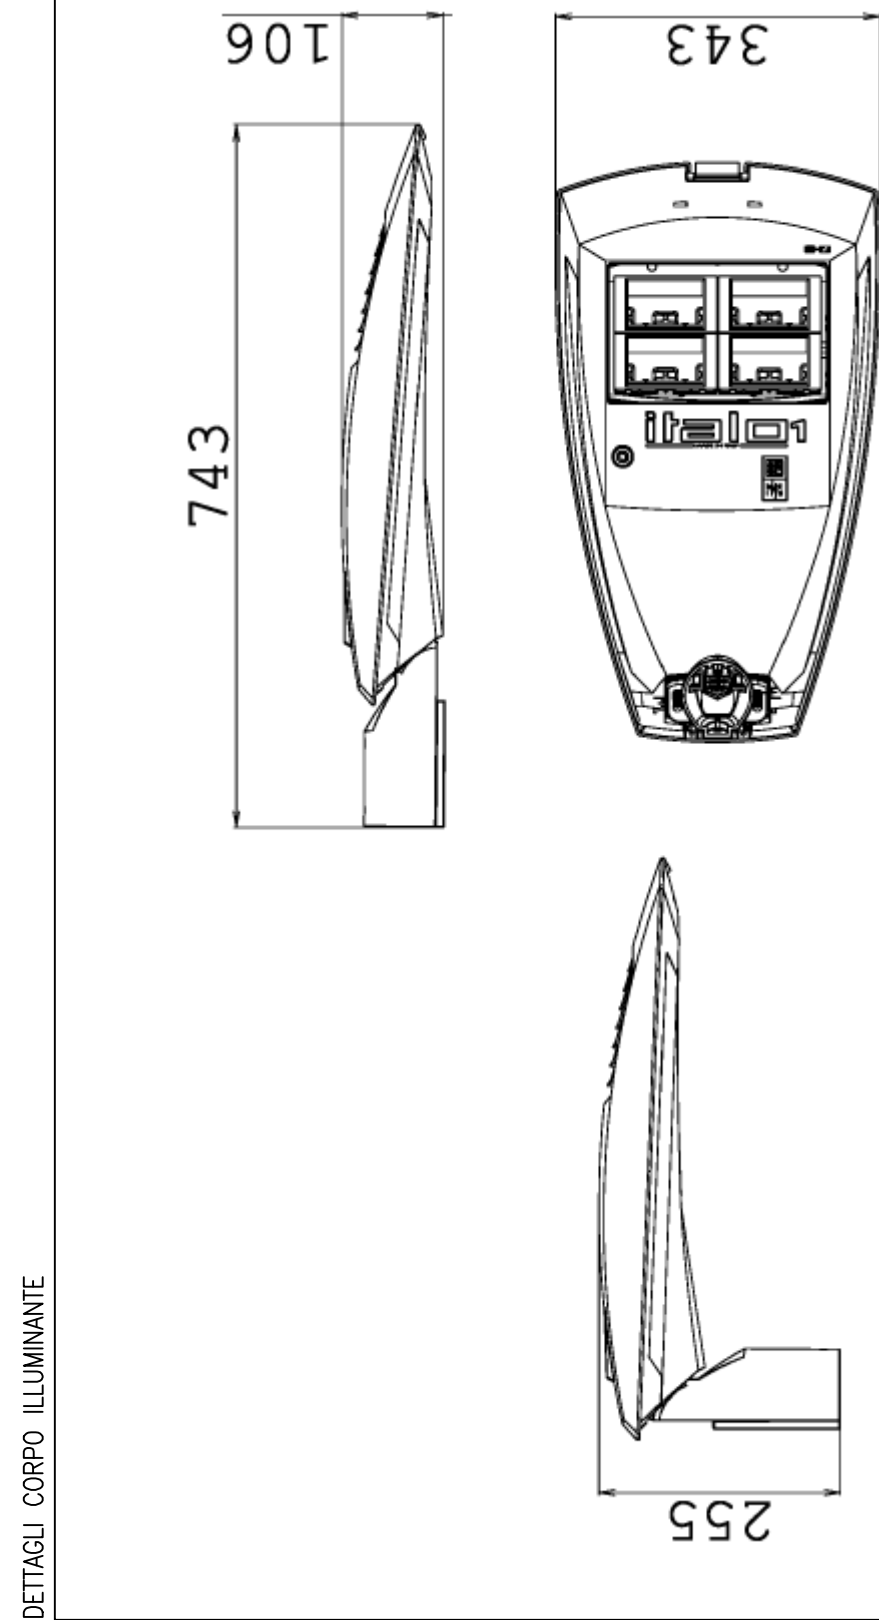

Profilo DA

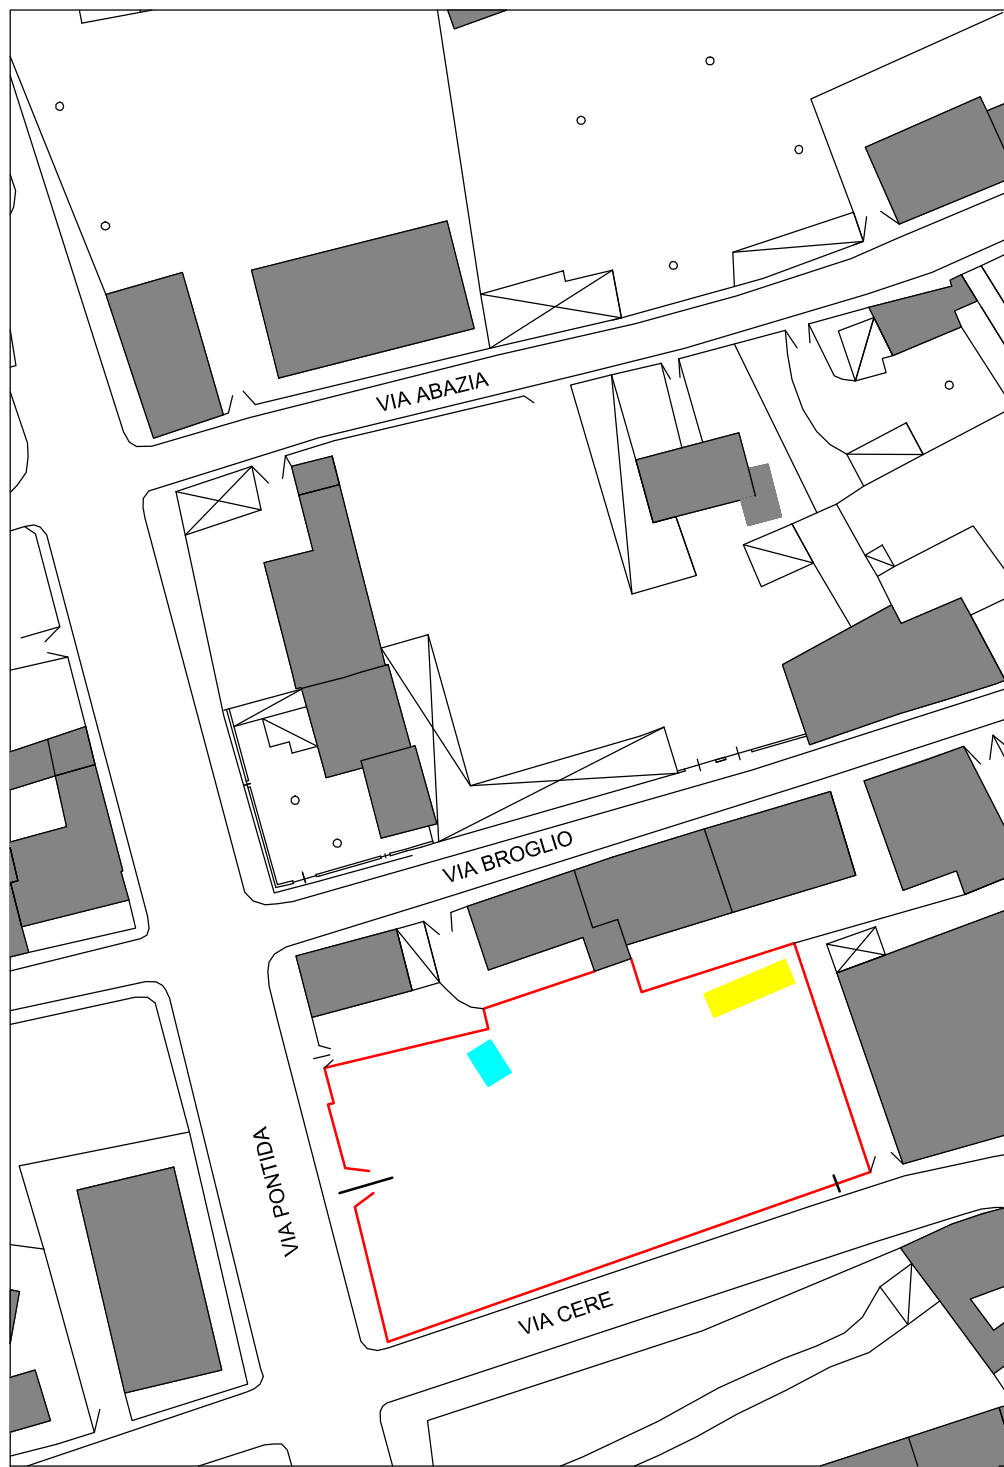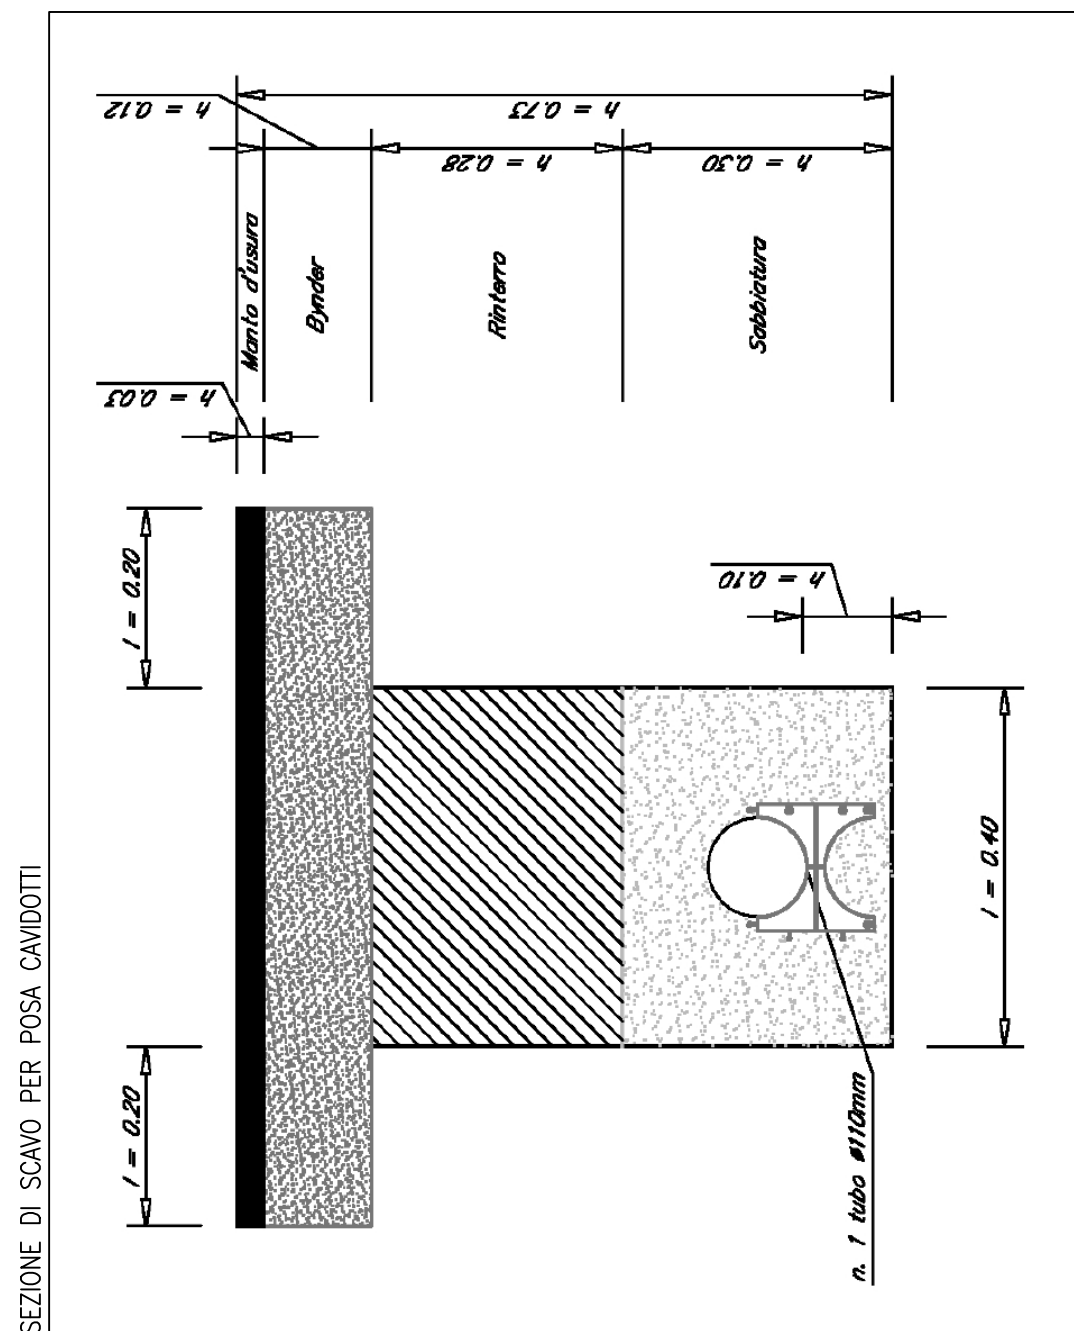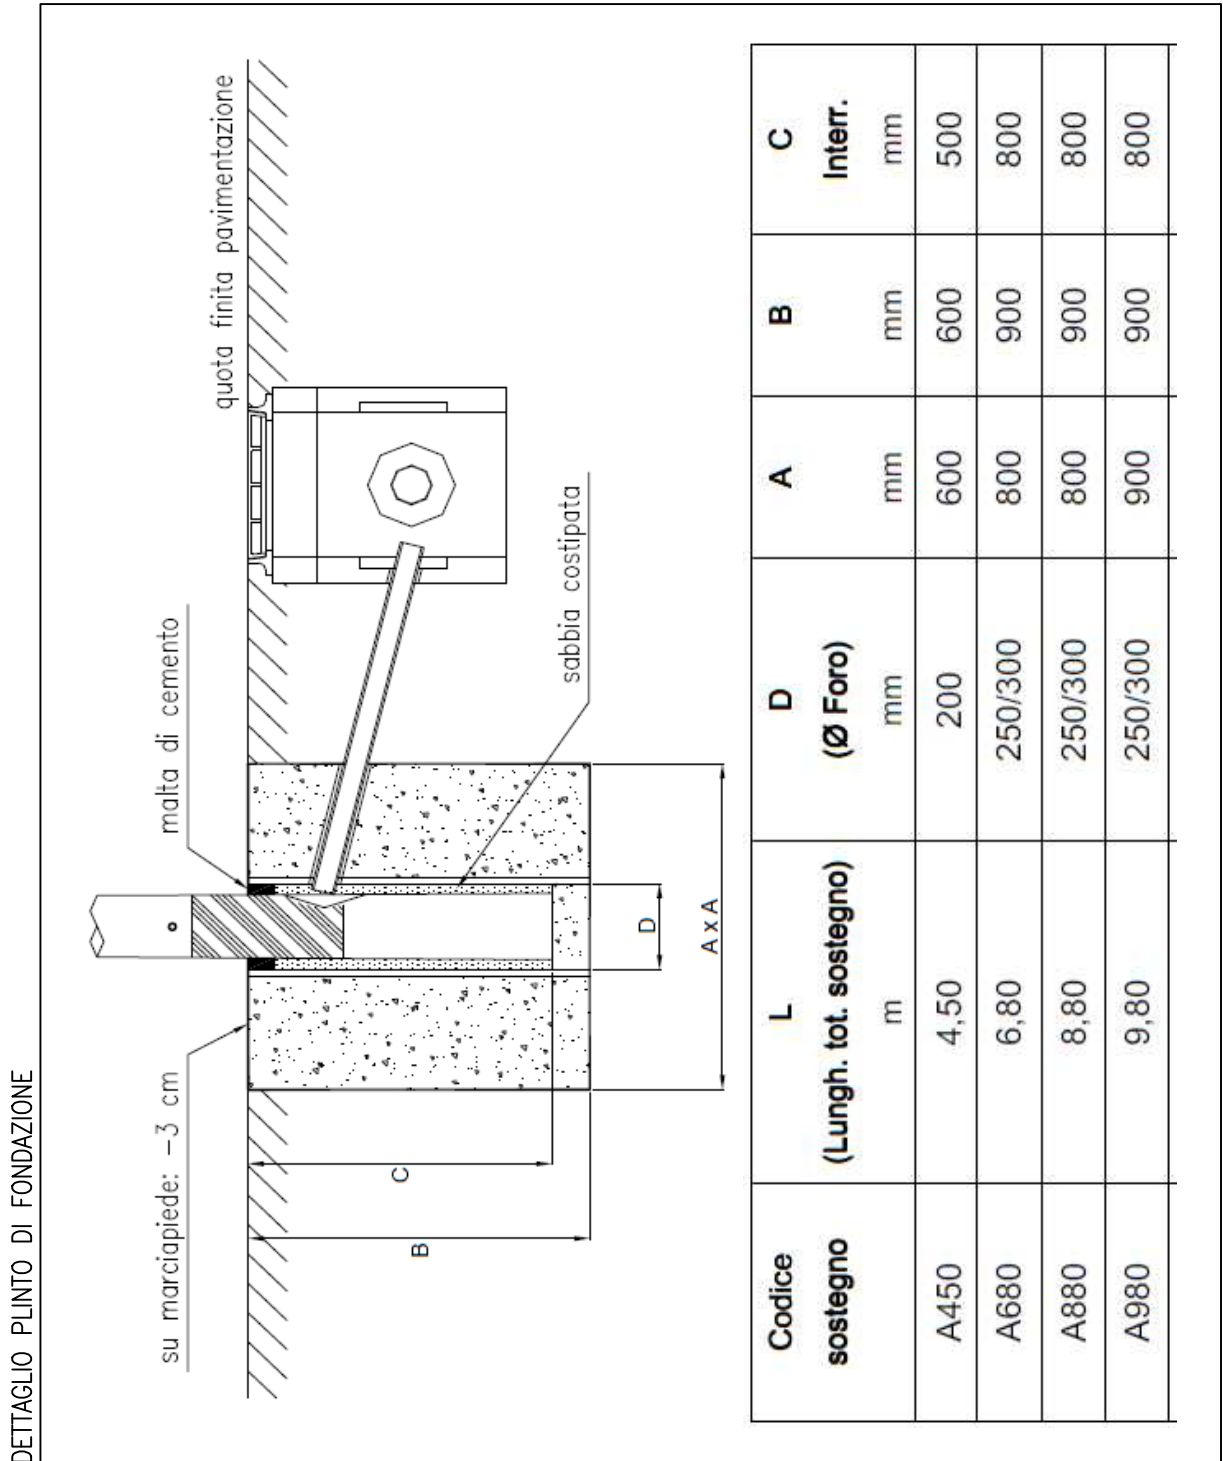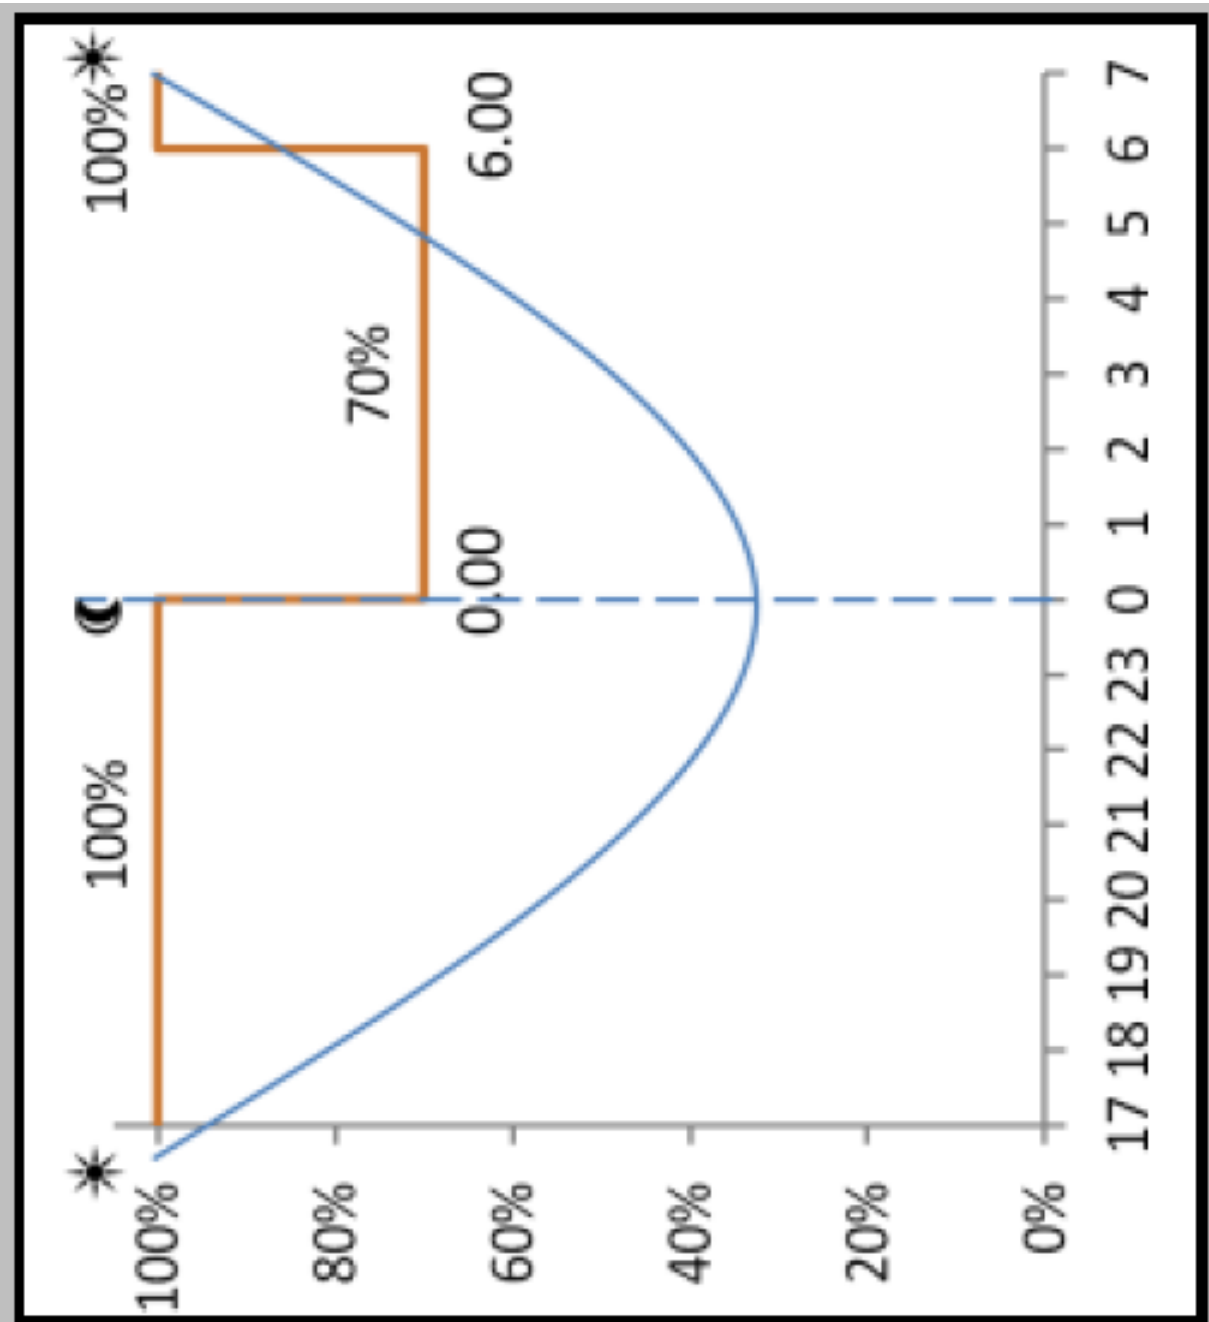

Comune di Verona		Provincia di VERONA	
PIANO URBANISTICO ATTUATIVO S.N. 69		C.T. : Fg 160 MM. nn. 29 – 495 – 496 – 500 - 379	
STATO DI PROGETTO scala 1:200 ILLUMINAZIONE PUBBLICA		Arch. Marino Pinali Via A. Guerrieri,6/a37137Verona Tel. 338 6774732 - Fax 045 952286 email marino.pinali@gmail.com marino.pinali@pec.it	
PROPRIETARI : Tesini Alessandro Tesini Roberta Tesini Nicola		IL PROGETTISTA :	
TAVOLA 7.3		PROPRIETARI :	
DATA : Set. 2016			